



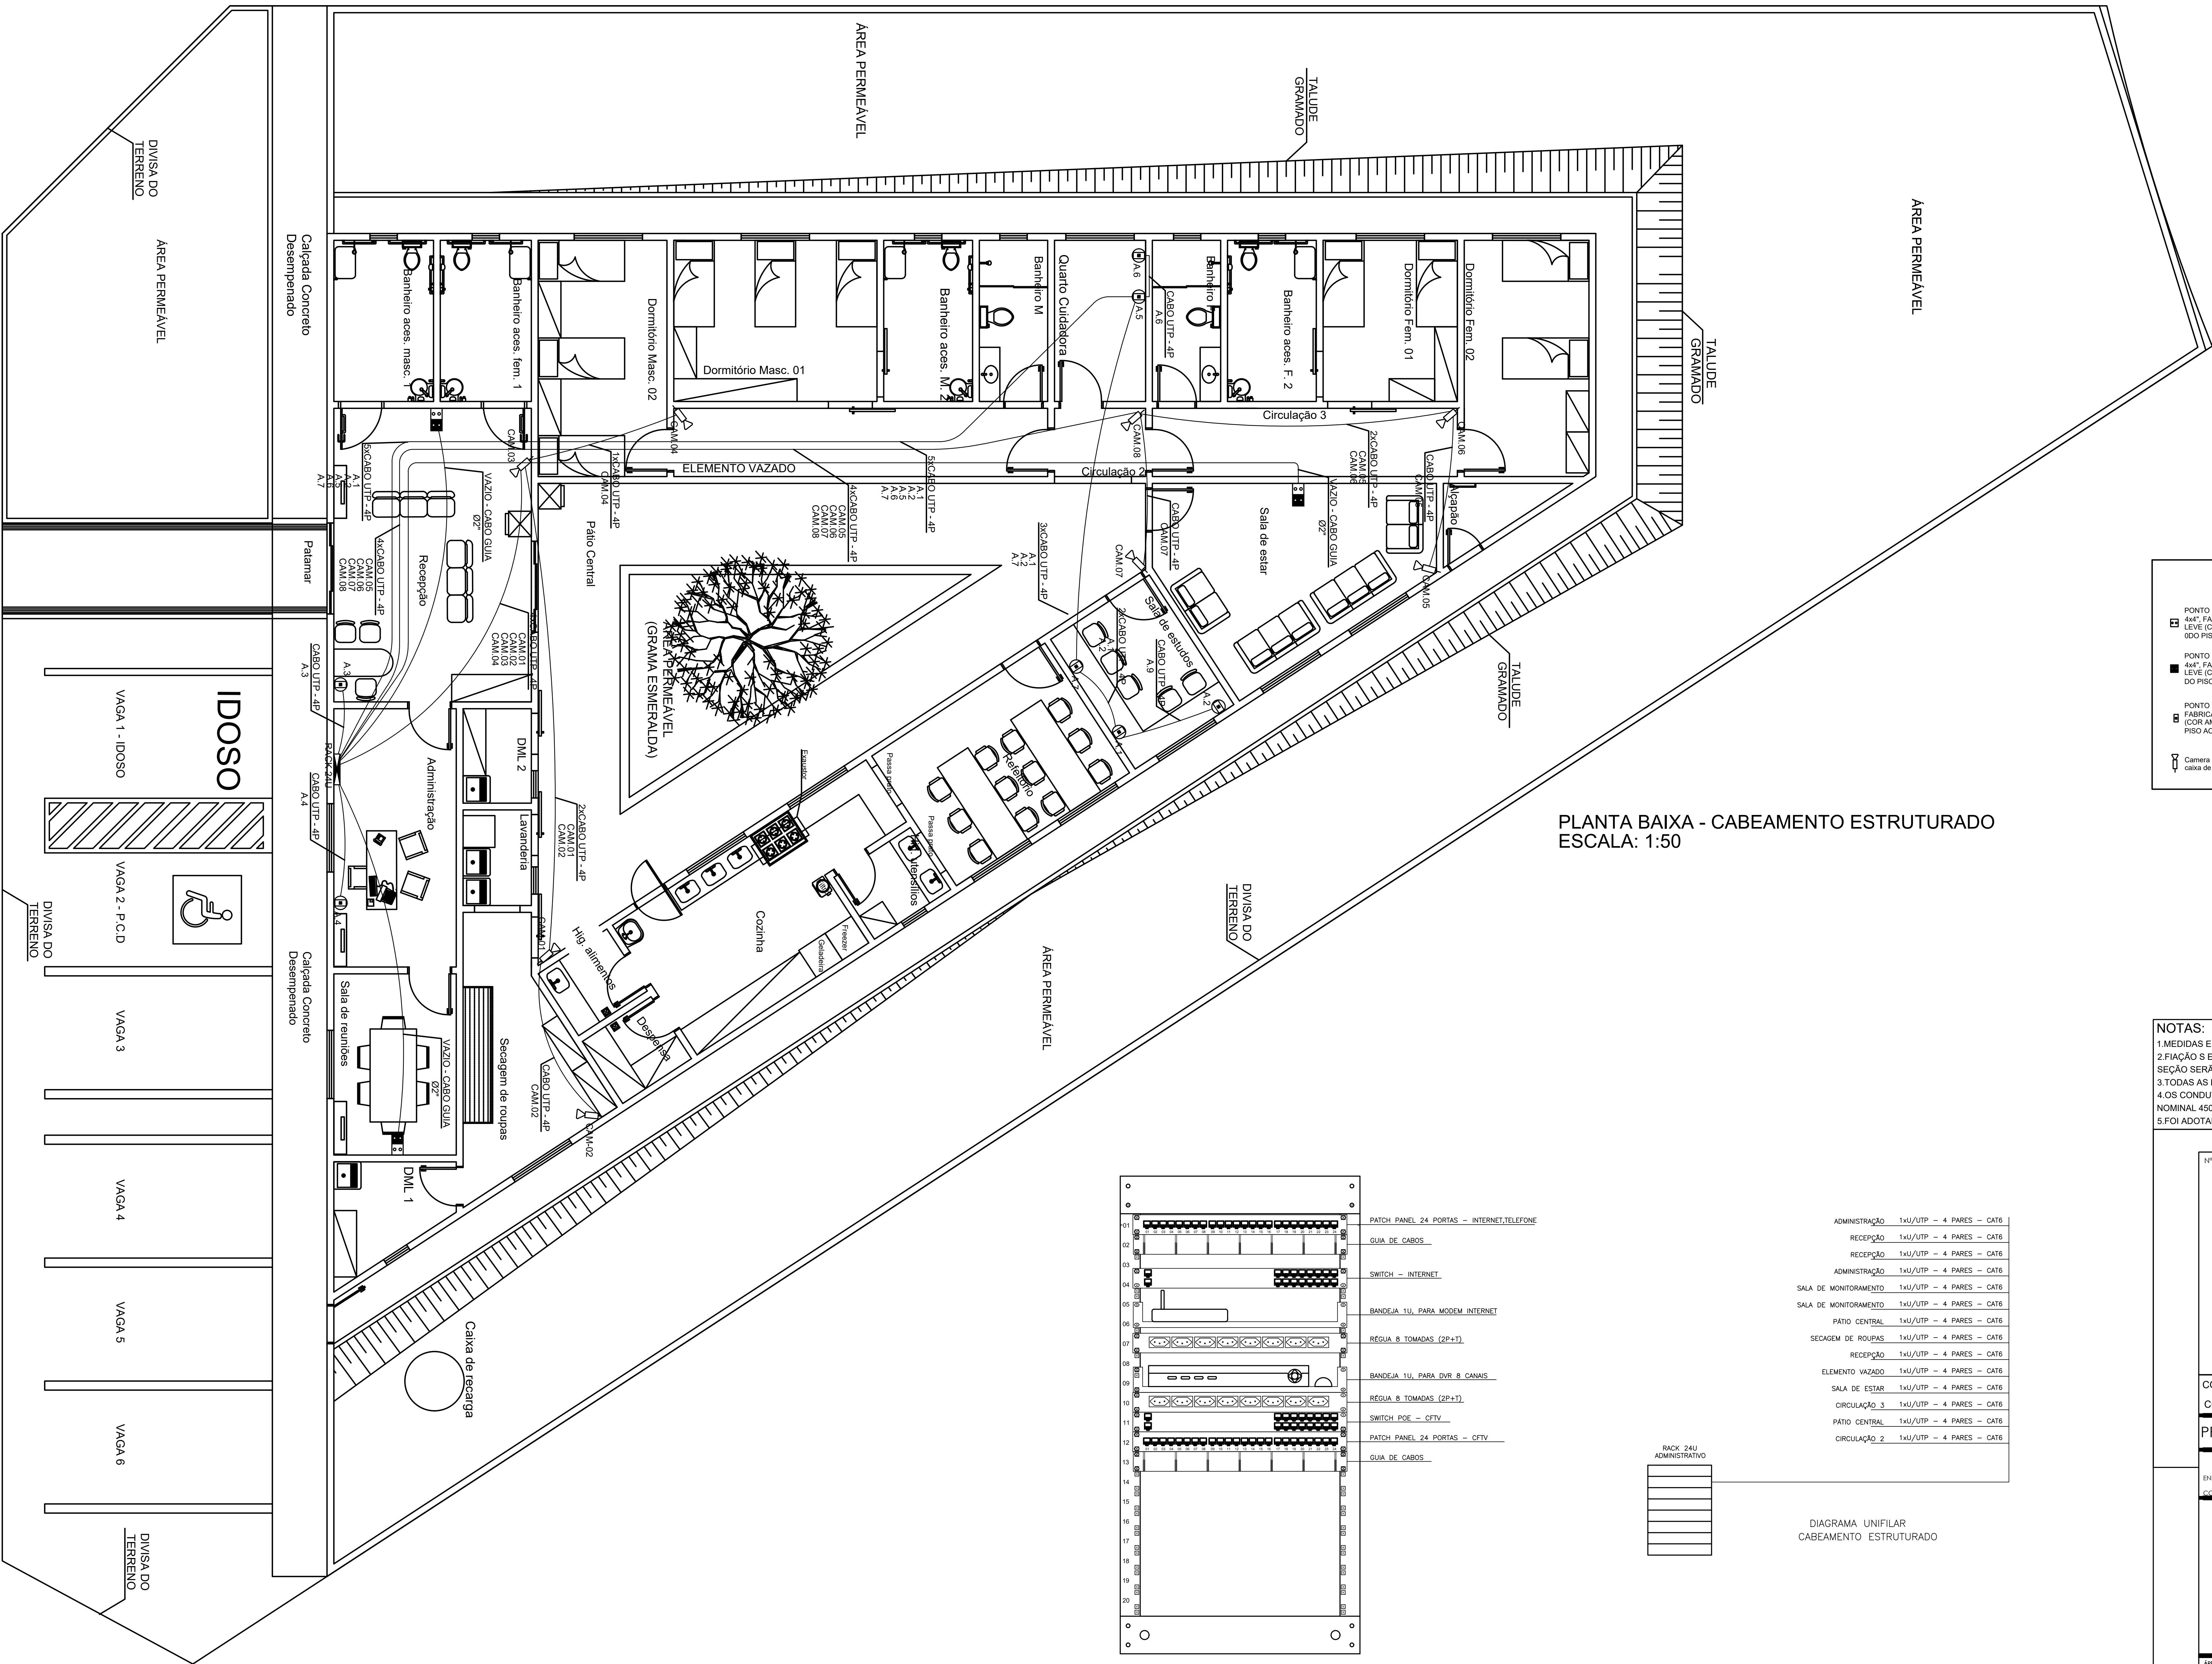

PLANTA BAIXA - CABEAMENTO ESTRUTURADO
ESCALA: 1:50

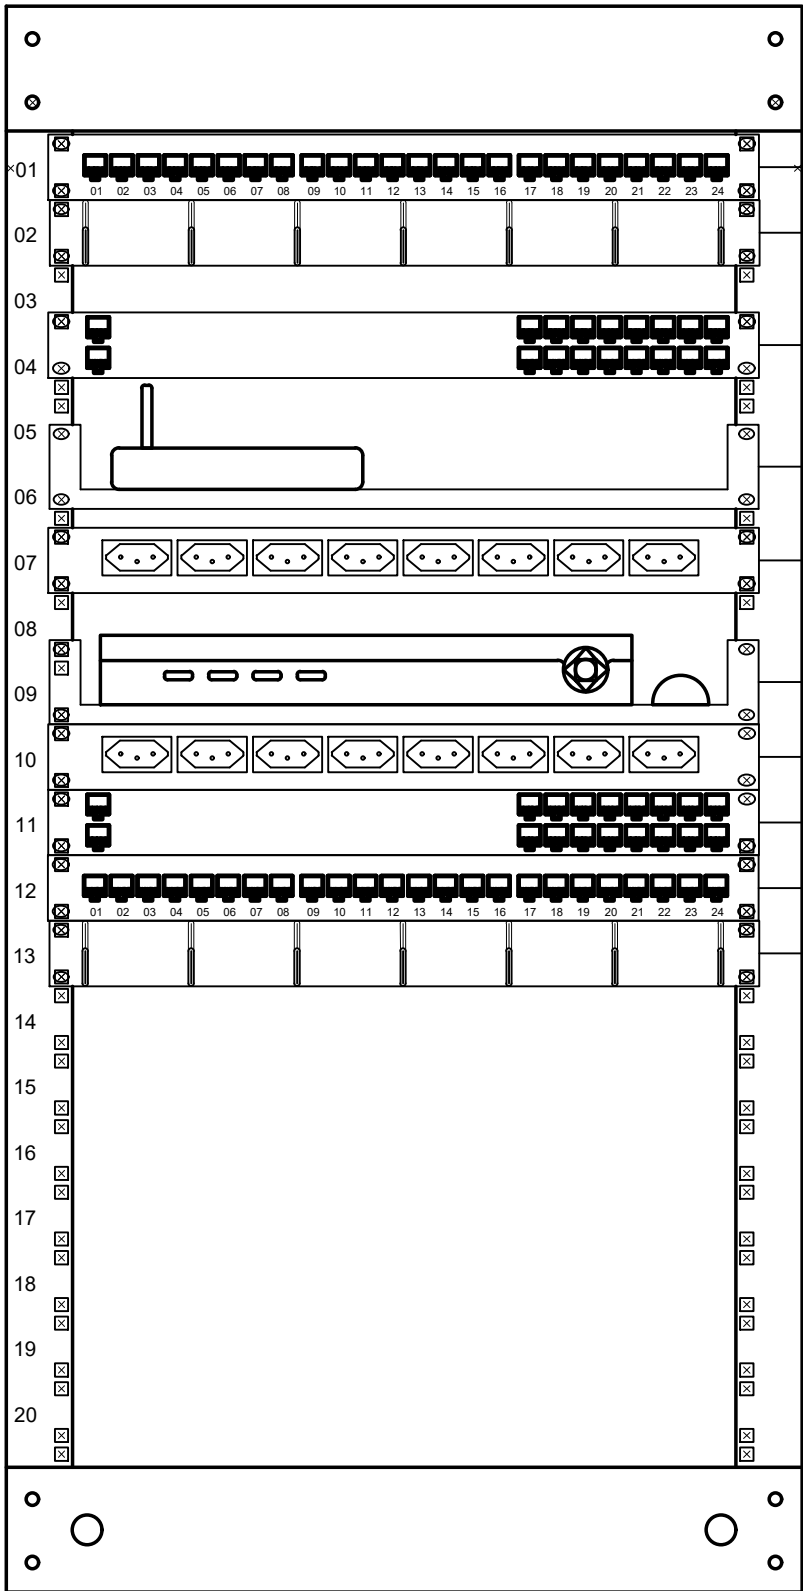

DETALHE 01
RACK DE PISO 24U
VISTA INTERNA
ESCALA: 1/5

ADMINISTRAÇÃO	14U/UTP - 4 PARES - CAT6
RECEPÇÃO	14U/UTP - 4 PARES - CAT6
RECEPÇÃO	14U/UTP - 4 PARES - CAT6
ADMINISTRAÇÃO	14U/UTP - 4 PARES - CAT6
SALA DE MONITORAMENTO	14U/UTP - 4 PARES - CAT6
SALA DE MONITORAMENTO	14U/UTP - 4 PARES - CAT6
PATIO CENTRAL	14U/UTP - 4 PARES - CAT6
SECAGEM DE ROUPAS	14U/UTP - 4 PARES - CAT6
RECEPÇÃO	14U/UTP - 4 PARES - CAT6
ELEMENTO VAZADO	14U/UTP - 4 PARES - CAT6
SALA DE ESTAR	14U/UTP - 4 PARES - CAT6
CIRCULAÇÃO 3	14U/UTP - 4 PARES - CAT6
PATIO CENTRAL	14U/UTP - 4 PARES - CAT6
CIRCULAÇÃO 2	14U/UTP - 4 PARES - CAT6

DIAGRAMA UNIFILAR
CABEAMENTO ESTRUTURADO

LEGENDA

■ PONTO DE TOMADA DUPLA PARA ANTENA DE TVI TV A CABO, EM CAIXA 4x4", FABRICADA EM PVC ANTICHAMA, COM RESISTÊNCIA MECÂNICA LÉVE (COR AMARELA), EMBUTIDA NA ALVENARIA COM CENTRO A 0,40m DO PISO ACABADO. VER REFERÊNCIAS NORMATIVAS.

■ PONTO DE TOMADA DUPLA PARA ANTENA DE TVI TV A CABO, EM CAIXA 4x4", FABRICADA EM PVC ANTICHAMA, COM RESISTÊNCIA MECÂNICA LÉVE (COR AMARELA), EMBUTIDA NA ALVENARIA COM CENTRO A 1,80m DO PISO ACABADO. VER REFERÊNCIAS NORMATIVAS.

■ PONTO DE TOMADA RJ-45 SIMPLES PARA DADOS E VOZ, EM CAIXA 4x2", FABRICADA EM PVC ANTICHAMA, COM RESISTÊNCIA MECÂNICA LÉVE (COR AMARELA), EMBUTIDA NA ALVENARIA COM CENTRO A 0,40m DO PISO ACABADO. VER REFERÊNCIAS NORMATIVAS.

📷 Camera IP tipo "bullet", alcance de 20 a 25m resolução de 1MP, com suporte e caixa de proteção anti-vandalismo.

- NOTAS:
1. MEDIDAS EM MILÍMETROS.

2. FIAÇÃO SEM INDICAÇÃO DE BITOLA SERÁ #2,5mm² E ELETRODUTOS SEM INDICAÇÃO DE SEÇÃO SERÃO Ø3/4".

3. TODAS AS LUMINÁRIAS E TOMADAS DEVERÃO SER DOTADAS DE ATERRAMENTO.

4. OS CONDUTORES DE CIRCUITOS TERMINAIS TERÃO ISOLAÇÃO DE PVC, TENSÃO NOMINAL 450/750V, COM TEMPERATURA MÁXIMA DE SERVIÇO CONTÍNUO DE 70°C.

5. FOI ADOTADA CLASSE DE TENSÃO 220V, MONOFÁSICO.

Nº PROTOCOLO: XXXXXXXXXX

APROVADO
SECRETARIA MUNICIPAL DE
PLANEJAMENTO E REGULAÇÃO
URBANA
EM
ALVARÁ Nº: _____

DECLARO QUE A APROVAÇÃO DO PROJETO NÃO IMPLICA NO RECONHECIMENTO DO DIREITO DE PROPRIEDADE DO TERRENO POR PARTE DA PREFEITURA.
SR. RESPONSÁVEL TÉCNICO/PROPRIETÁRIO: _____
A CAIXA DE NOTIFICAÇÃO NO PROJETO SEM PREVISÃO DE NOTIFICAÇÃO DA PREFEITURA, NÃO PODERÁ POSTERIORMENTE A NÃO LICENÇAÇÃO DO HABITE-SE. NOTAS TÉCNICAS DOS MATERIAIS E SERVIÇOS APLICADOS NESTA OBRA PARA POSTERIOR REPRESENTAÇÃO À SECRETARIA DA FAZENDA.

CONVÊNIO: 918.307/2021
CONTRATO CAIXA: 1.079.727-23/2021
PROJETO ELÉTRICO - CABEAMENTO ESTRUTURADO

CASA DE PASSAGEM
ENDEREÇO: ÁREA D, ENTRE AV. MONTA BERNARDO, AV. JANGUETOPOLIS, AV. DAS ILUMINAÇÕES SETOR ZERRA DOURADA II, APARECIDA DE GOIÂNIA - GOIÁS
COORDENADAS GEOGRÁFICAS: _____

PROPRIETÁRIO: MUNICÍPIO DE APARECIDA DE GOIÂNIA | CGC: 010057270001-24

AUTOR DO PROJ.: ENGENHEIRO ELETRICISTA - JEFFERSON MARCHI DE OLIVEIRA
CREA: 1020715639/D-GO

R.T.: _____

ÁREA TERRENO	ÁREA PERMEÁVEL	ÁREA DE PAVIMENTAÇÃO	ÁREA TOTAL COBERTA	OPERAÇÕES	SELO	DATA
2.076,30 m²	438,50 m²	3,42 m²	402,27 m²	1	NO BOMBO	29/11/2022

CONTEÚDO:
INSTALAÇÃO CABEAMENTO ESTRUTURADO
DIAGRAMA UNIFILAR
DETALHES
LEGENDA

PREFEITURA DE
APARECIDA

PRANCHETA:
04/05
DES. TBN
REV.: 1

FORMATO A0: 1189X841