




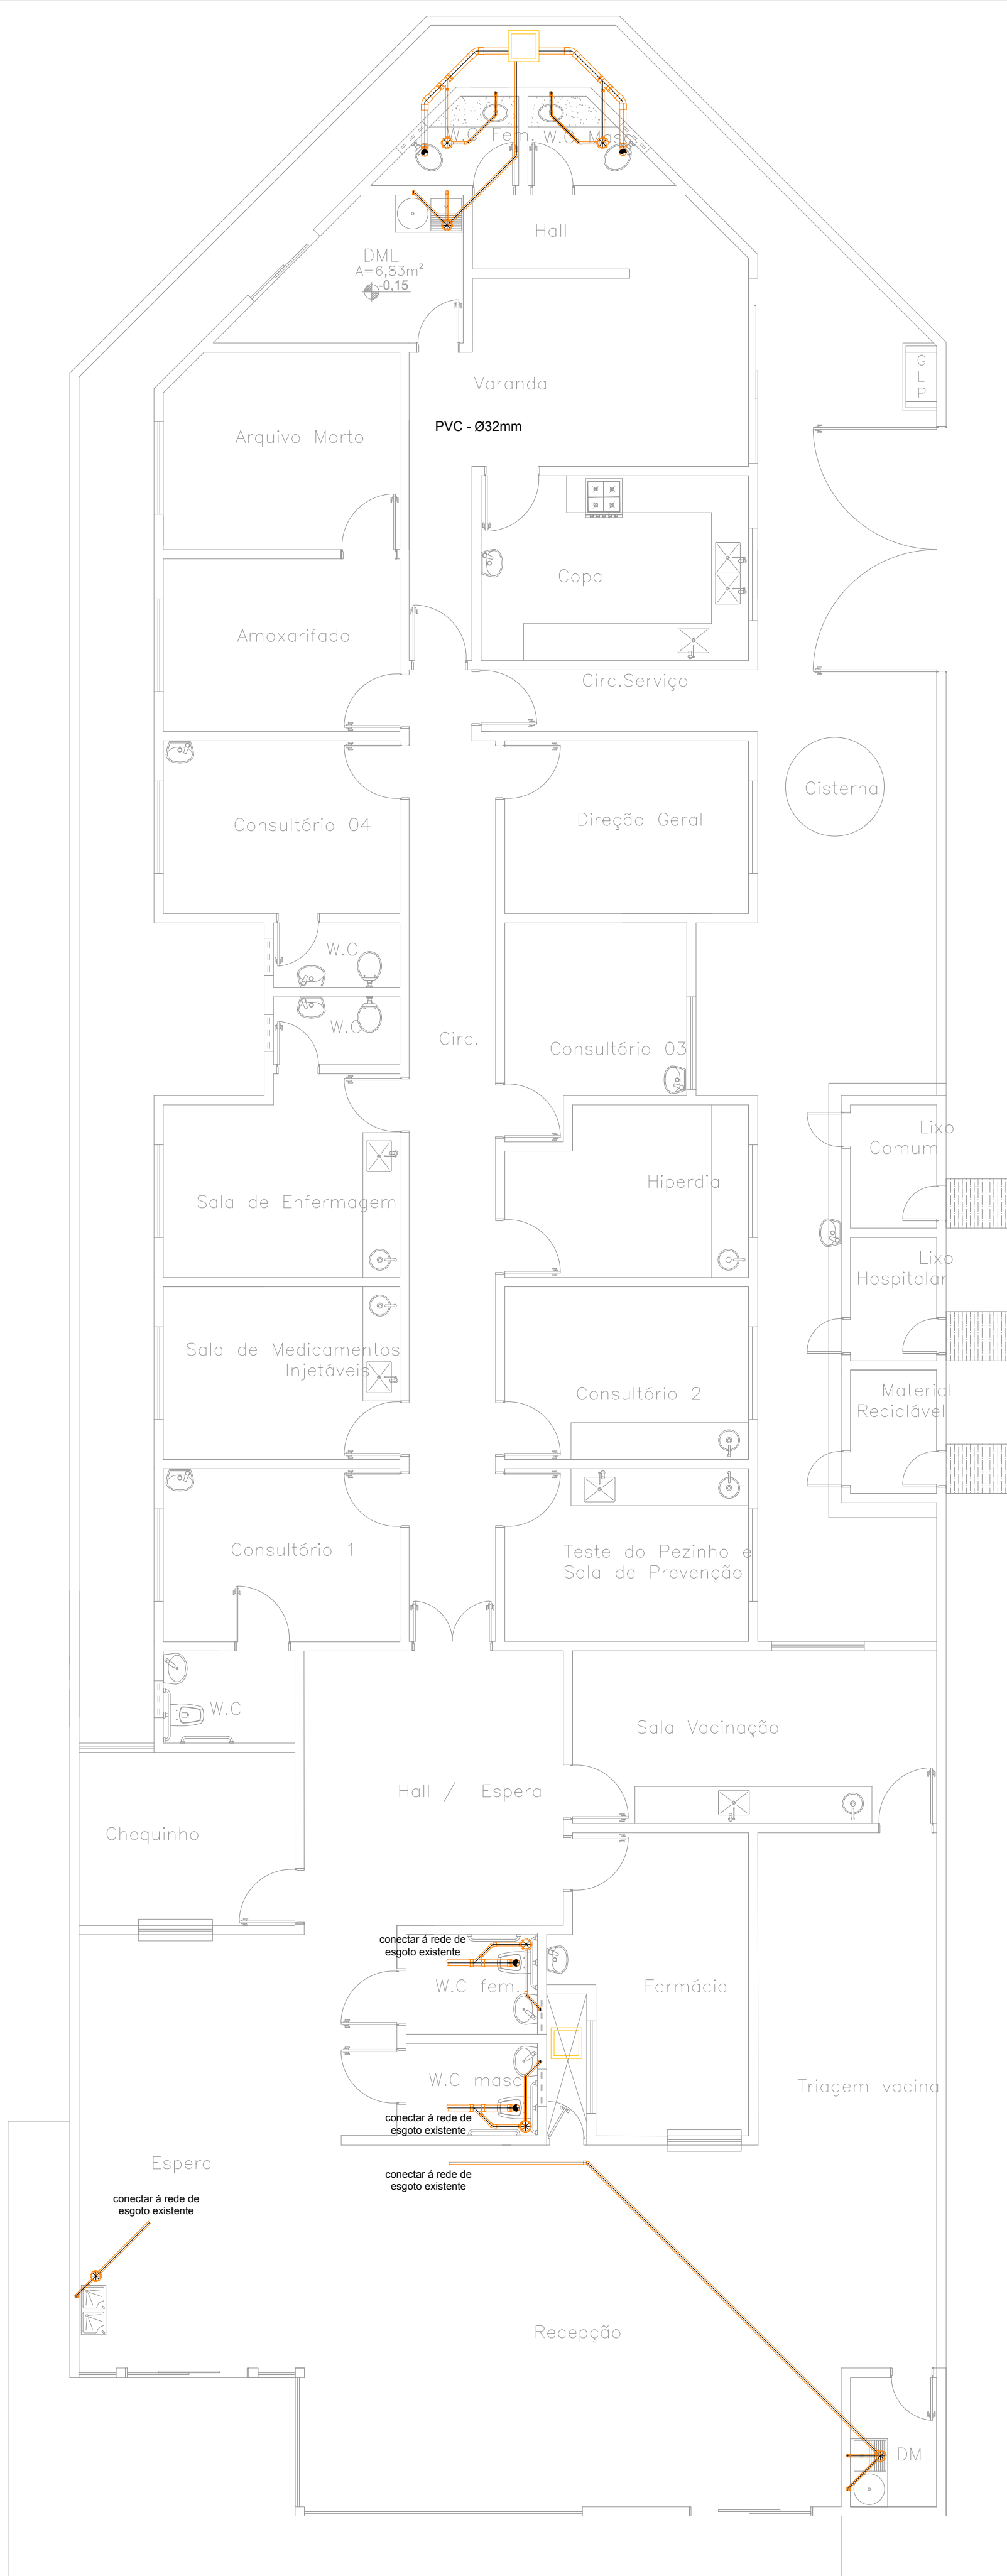


PLANTA BAIXA REDE DE ESGOTO
ESCALA 1:75

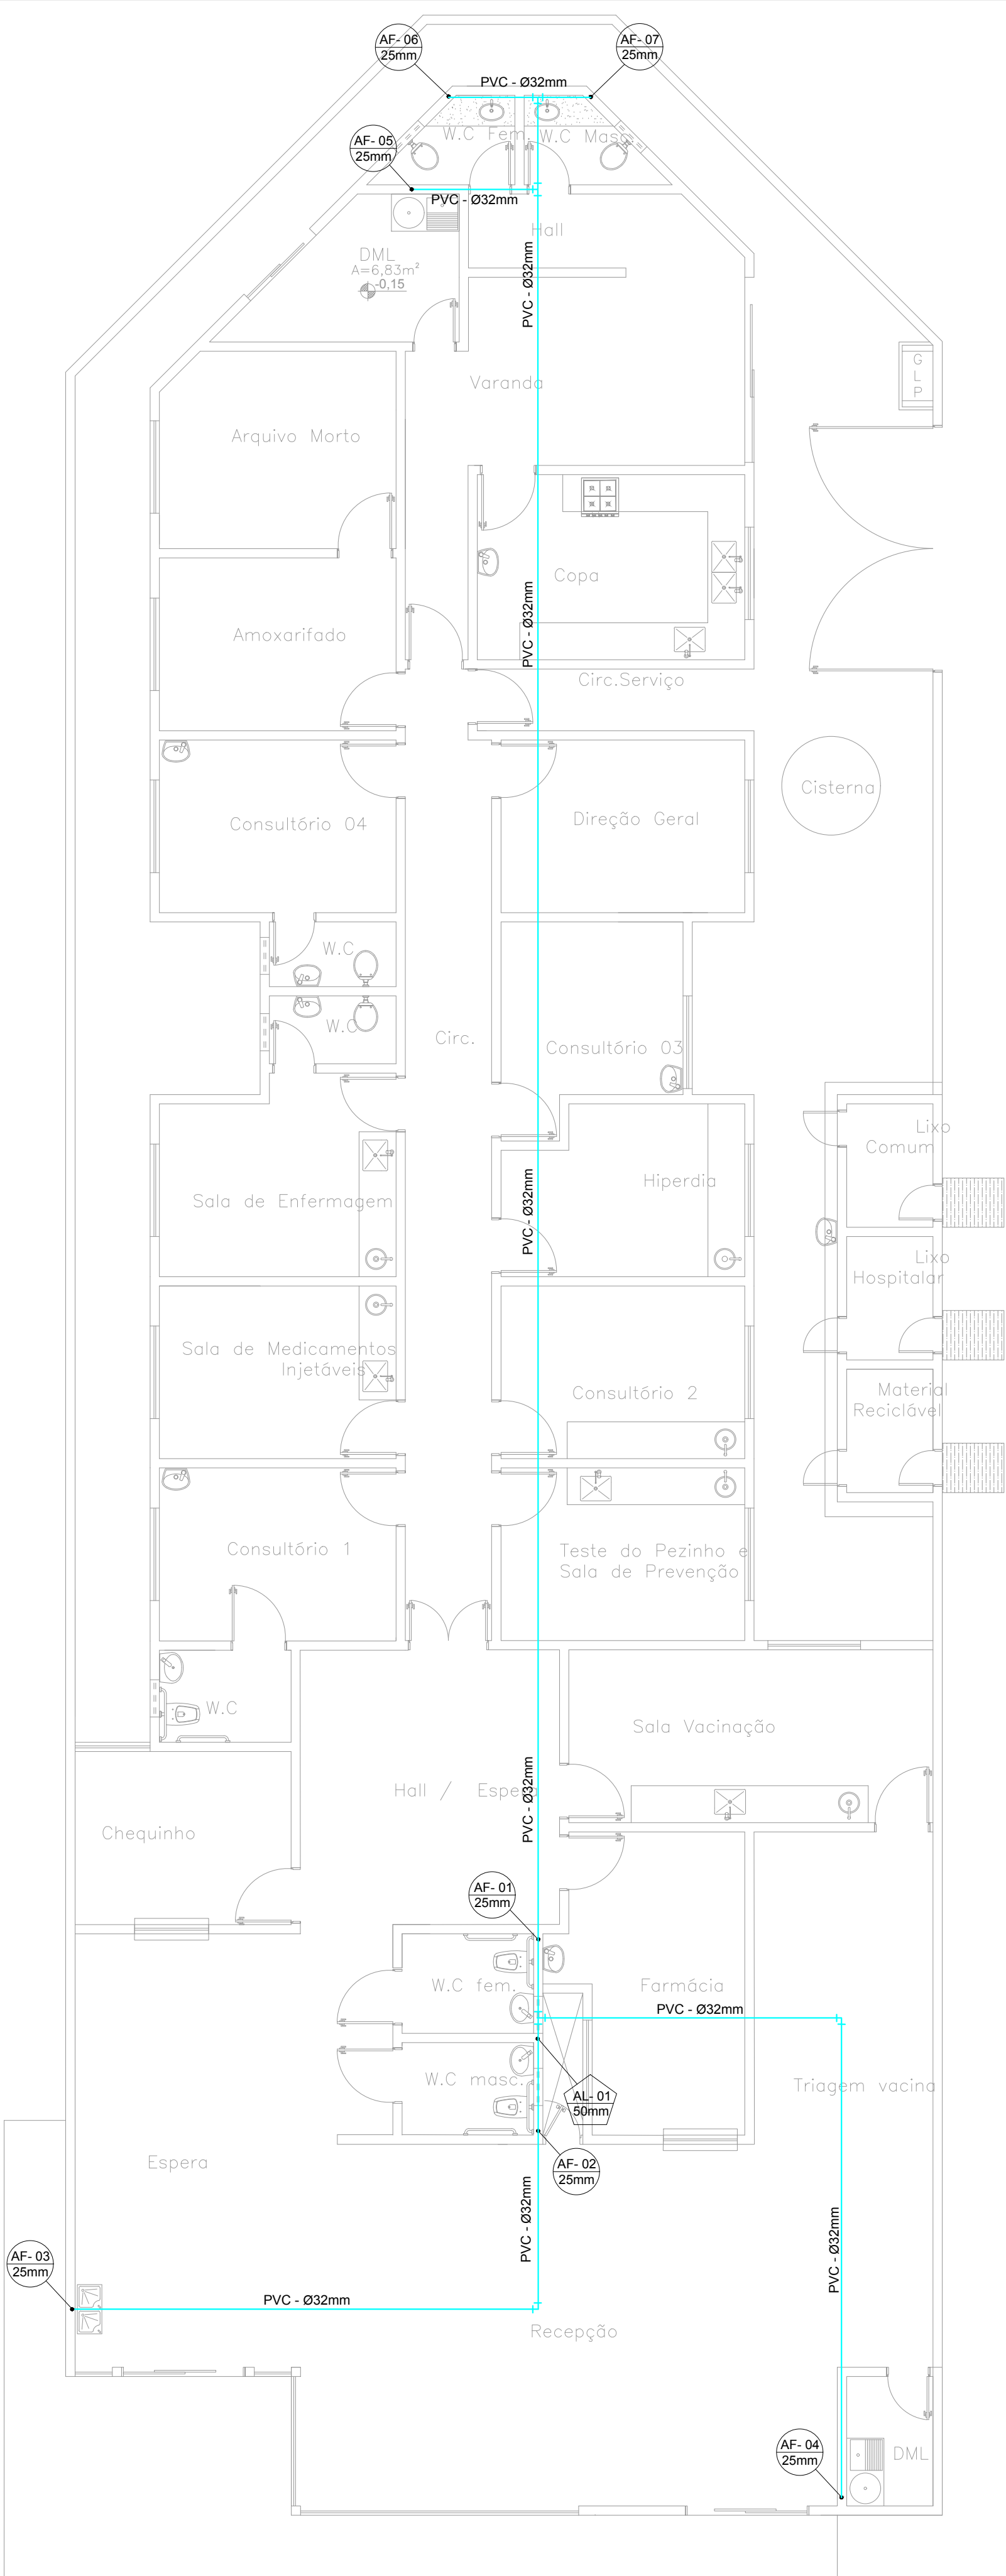


PLANTA BAIXA REDE DE ÁGUA FRIA
ESCALA 1:75

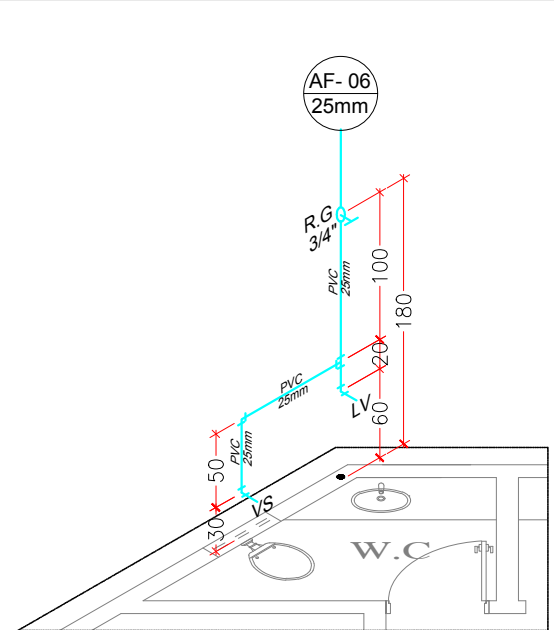


ISOMÉTRICO W.C. FEM.
ESCALA 1:50

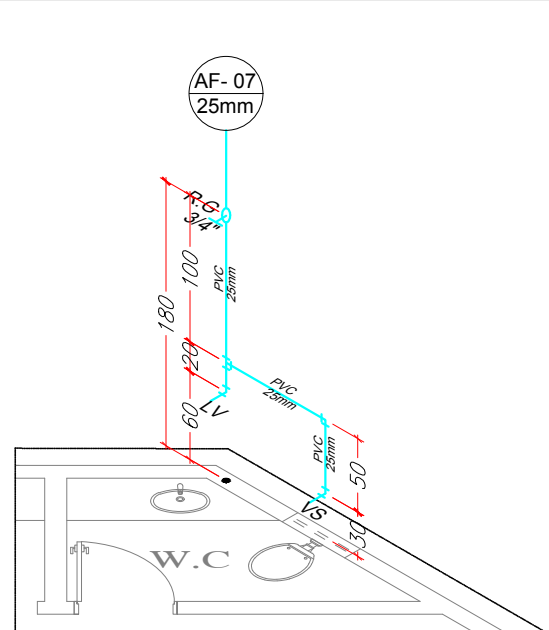


ISOMÉTRICO W.C. MASC.
ESCALA 1:50

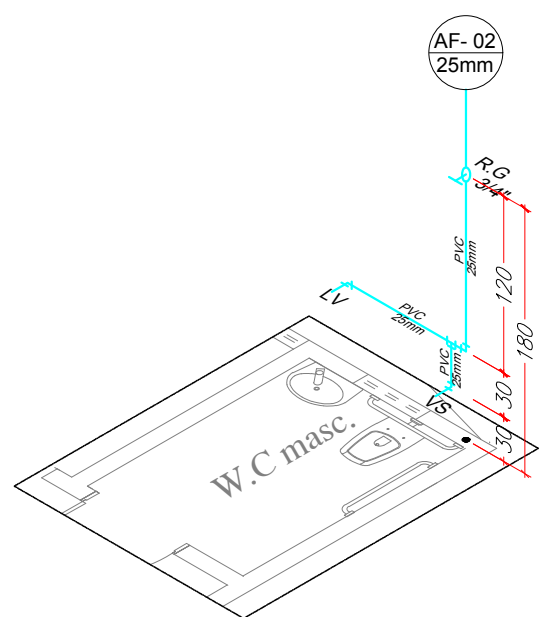


ISOMÉTRICO W.C. MASC. PÚBLICO
ESCALA 1:50

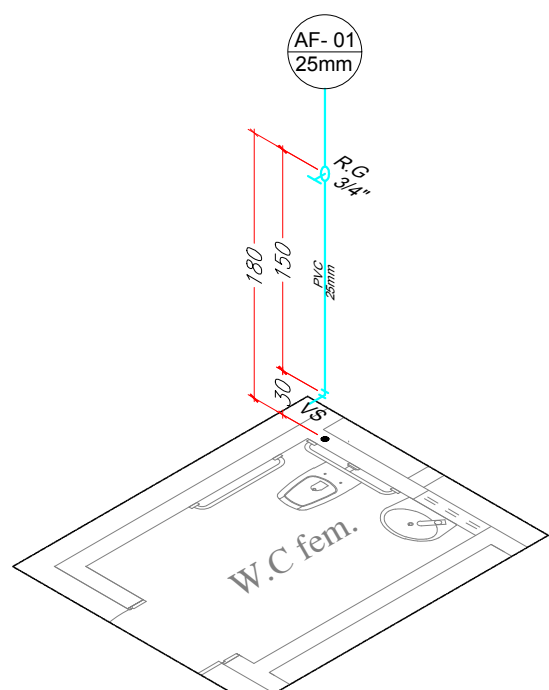

ISOMÉTRICO W.C. FEM. PÚBLICO
ESCALA 1:50

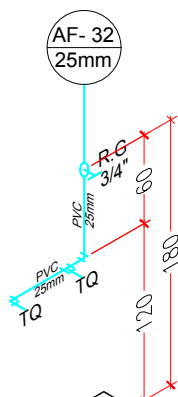


D.M.L.
ESCALA 1:50

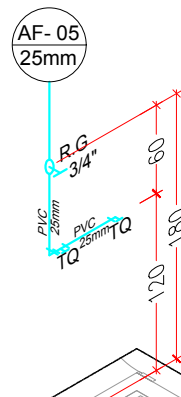


D.M.L.
ESCALA 1:50

LISTA DE MATERIAIS HIDRO		
ESGOTO		
DESCRIÇÃO	QUANTIDADE	UNIDADE
CAIXA SFONADA 100X100X50	1,00	UN
CAIXA SFONADA 150X150X50	6,00	UN
CAIXA DE PASSAGEM ALVENARIA 60X60CM	2,00	UN
TUBO PVC ESGOTO 40MM	6,00	M
TUBO PVC ESGOTO 50MM	12,00	M
TUBO PVC ESGOTO 100MM	18,00	M
JOELHO 90° ESG. 40MM	8,00	UN
JOELHO 90° ESG. 50MM	5,00	UN
JOELHO 90° ESG. 100MM	4,00	UN
CURVA CURTA 45° 40MM	6,00	UN
CURVA CURTA 45° 50MM	5,00	UN
JUNÇÃO SIMPLES DIAM. 100 X 50 MM	4,00	UN
JOELHO 45 GRAUS, PVC, SERIE NORMAL, ESGOTO PREDIAL, DN 100 MM, JUNTA E LÁSTICA, FORNECIDO E INSTALADO EM RAMAL DE DESCARGA OU RAMAL DE ESGOTO SANITÁRIO, REDUÇÃO 60X40MM	6,00	UN

ÁGUA FRIA, LOUÇAS E METAIS		
DESCRIÇÃO	QUANTIDADE	UNIDADE
VASO SANITÁRIO	7,00	UN
LAV. SEM COLUNA	10,00	UN
CUBA INOX	5,00	UN
TANQUE 01 BAT.	3,00	UN
SIFÃO	23,00	UN
VALVULA DE DESC.	7,00	UN
TORNEIRA TANQUE	3,00	UN
TORNEIRA BANCADA	5,00	UN
TORNEIRA PARA LAV.	10,00	UN
TUBO 25 MM	60,00	M
JOELHO 25 MM	21,00	UN
TÉ 25 MM	9,00	UN
REGISTRO 3/4	6,00	UN

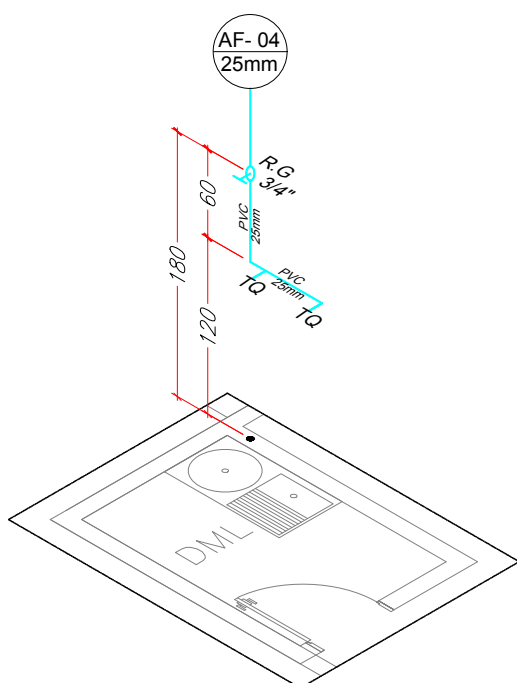

ISOMÉTRICO DML
ESCALA 1:50

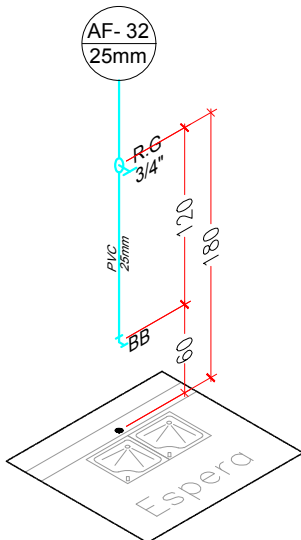

ISOMÉTRICO ESPERA
ESCALA 1:50

PROJETO HIDROSSANITÁRIO

CENTRO DE SAÚDE PAMILON PARK

ENDEREÇO: PRAÇA JOÃO XXIII S/N - SETOR PAMILON PARK - APARECIDA DE GOIÂNIA

PROPRIETÁRIO: FUNDO MUNICIPAL DE SAÚDE DE APARECIDA DE GOIÂNIA - CNPJ:11.809.185/0001-04

AUTOR DO PROJETO.: ENGº CIVIL IEDO LUCAS OLIVEIRA DE ALMEIDA - CREA: 1016099436/D-GO

ÁREA TERRENO	ÁREA TOTAL CONSTRUÇÃO	Nº PAVIMENTOS	ESCALA	DATA
536,53 m²	536,53 m²	01	INDICADA	DEZ./2018
CONTEÚDO: PLANTA REDE DE ESGOTO PLANTA REDE DE ÁGUA FRIA DETALHES ISOMÉTRICOS LISTA DE MATERIAIS			FRANCHA: 1/1	