


LISTA DE MATERIAIS			QTD.	UN.
ELETRODUTO PVC FLEXIVEL, DIAMETRO NOMINAL #3/4"			84,65	m
CABO U/UTP CATEGORIA 6, 04 PARES TRANÇADOS DE COBRE 23AWG			208,13	m
ISOLACAO POLETEILENO, NAO PROPAGANTE A CHAMA				
ESPELHO COM 02 MODULOS RJ-45, 568-A/B, EM CAIXA 4x2"			09	un.
ABRACADERA TIPO "D" COM CONCHA P/ ELETRODUTO #3/4", PARAFUSO E BUCHA S6			40	un.
PATCH CORO U/UTP CATEGORIA 6, 04 PARES, FLEXIVEL, 2m			14	un.
QUADRO DE DISTRIBUICAO PARA TELEFONE, 600x600x120mm, EM CHAPA METALICA			01	un.
CAIXA DE PASSAGEM EM ALUMINIA 400x400x500mm			01	un.

SALA 01	1xU/UTP – 4 PARES – CAT6(12A)	1xU/UTP – 4 PARES – CAT6(07B)	ADMINISTRACAO
SALA 02	1xU/UTP – 4 PARES – CAT6(18A)	1xU/UTP – 4 PARES – CAT6(09B)	ADMINISTRACAO
SALA 03	1xU/UTP – 4 PARES – CAT6(15A)	1xU/UTP – 4 PARES – CAT6(05B)	SALA DE ATENDIMENTO INDIVIDUAL
SALA 04	1xU/UTP – 4 PARES – CAT6(14A)	1xU/UTP – 4 PARES – CAT6(04B)	RECEPCAO
ADMINISTRACAO	1xU/UTP – 4 PARES – CAT6(13A)	1xU/UTP – 4 PARES – CAT6(03B)	SALA DE ATENDIMENTO INDIVIDUAL
ADMINISTRACAO	1xU/UTP – 4 PARES – CAT6(12A)	1xU/UTP – 4 PARES – CAT6(02B)	RECEPCAO
SALA DE ATENDIMENTO INDIVIDUAL	1xU/UTP – 4 PARES – CAT6(11A)	1xU/UTP – 4 PARES – CAT6(01B)	RECEPCAO/LOUA
SALA DE ATENDIMENTO INDIVIDUAL	1xU/UTP – 4 PARES – CAT6(10A)		
RECEPCAO	1xU/UTP – 4 PARES – CAT6(09A)		
SALA 05	1xU/UTP – 4 PARES – CAT6(07A)		
SALA 04	1xU/UTP – 4 PARES – CAT6(06A)		
SALA 02A	1xU/UTP – 4 PARES – CAT6(05A)		
SALA 01A	1xU/UTP – 4 PARES – CAT6(04A)		
SALA 02B	1xU/UTP – 4 PARES – CAT6(03A)		
SALA 01B	1xU/UTP – 4 PARES – CAT6(02A)		
RECEPCAO/LOUA	1xU/UTP – 4 PARES – CAT6(01A)		
RECEPCAO/LOUA			


DIAGRAMA UNIFILAR
CABEAMENTO ESTRUTURADO

- NOTAS:
- 1 – MEDIDAS EM MILIMETROS.
 - 2 – OS PARCH COROS TERMINAIS E OS DE LIGACAO ENTRE O PARCH PANEL E O SWITCH DEVEM SER GRAMPADOS.
 - 3 – OS DUTOS E O PERIFILADO RESERVADOS PARA O CABEAMENTO ESTRUTURADO, DEVEM CONTER APENAS CABOS UTP, NAO PODENDO SER COMPARTILHADOS COM CABOS ELETROS.
 - 4 – OS PARCH COROS DENTRO DO RACK, DEVEM SER DEVIDAMENTE IDENTIFICADOS.
 - 5 – OS REQUISITOS MINIMOS DA NBR-14655.

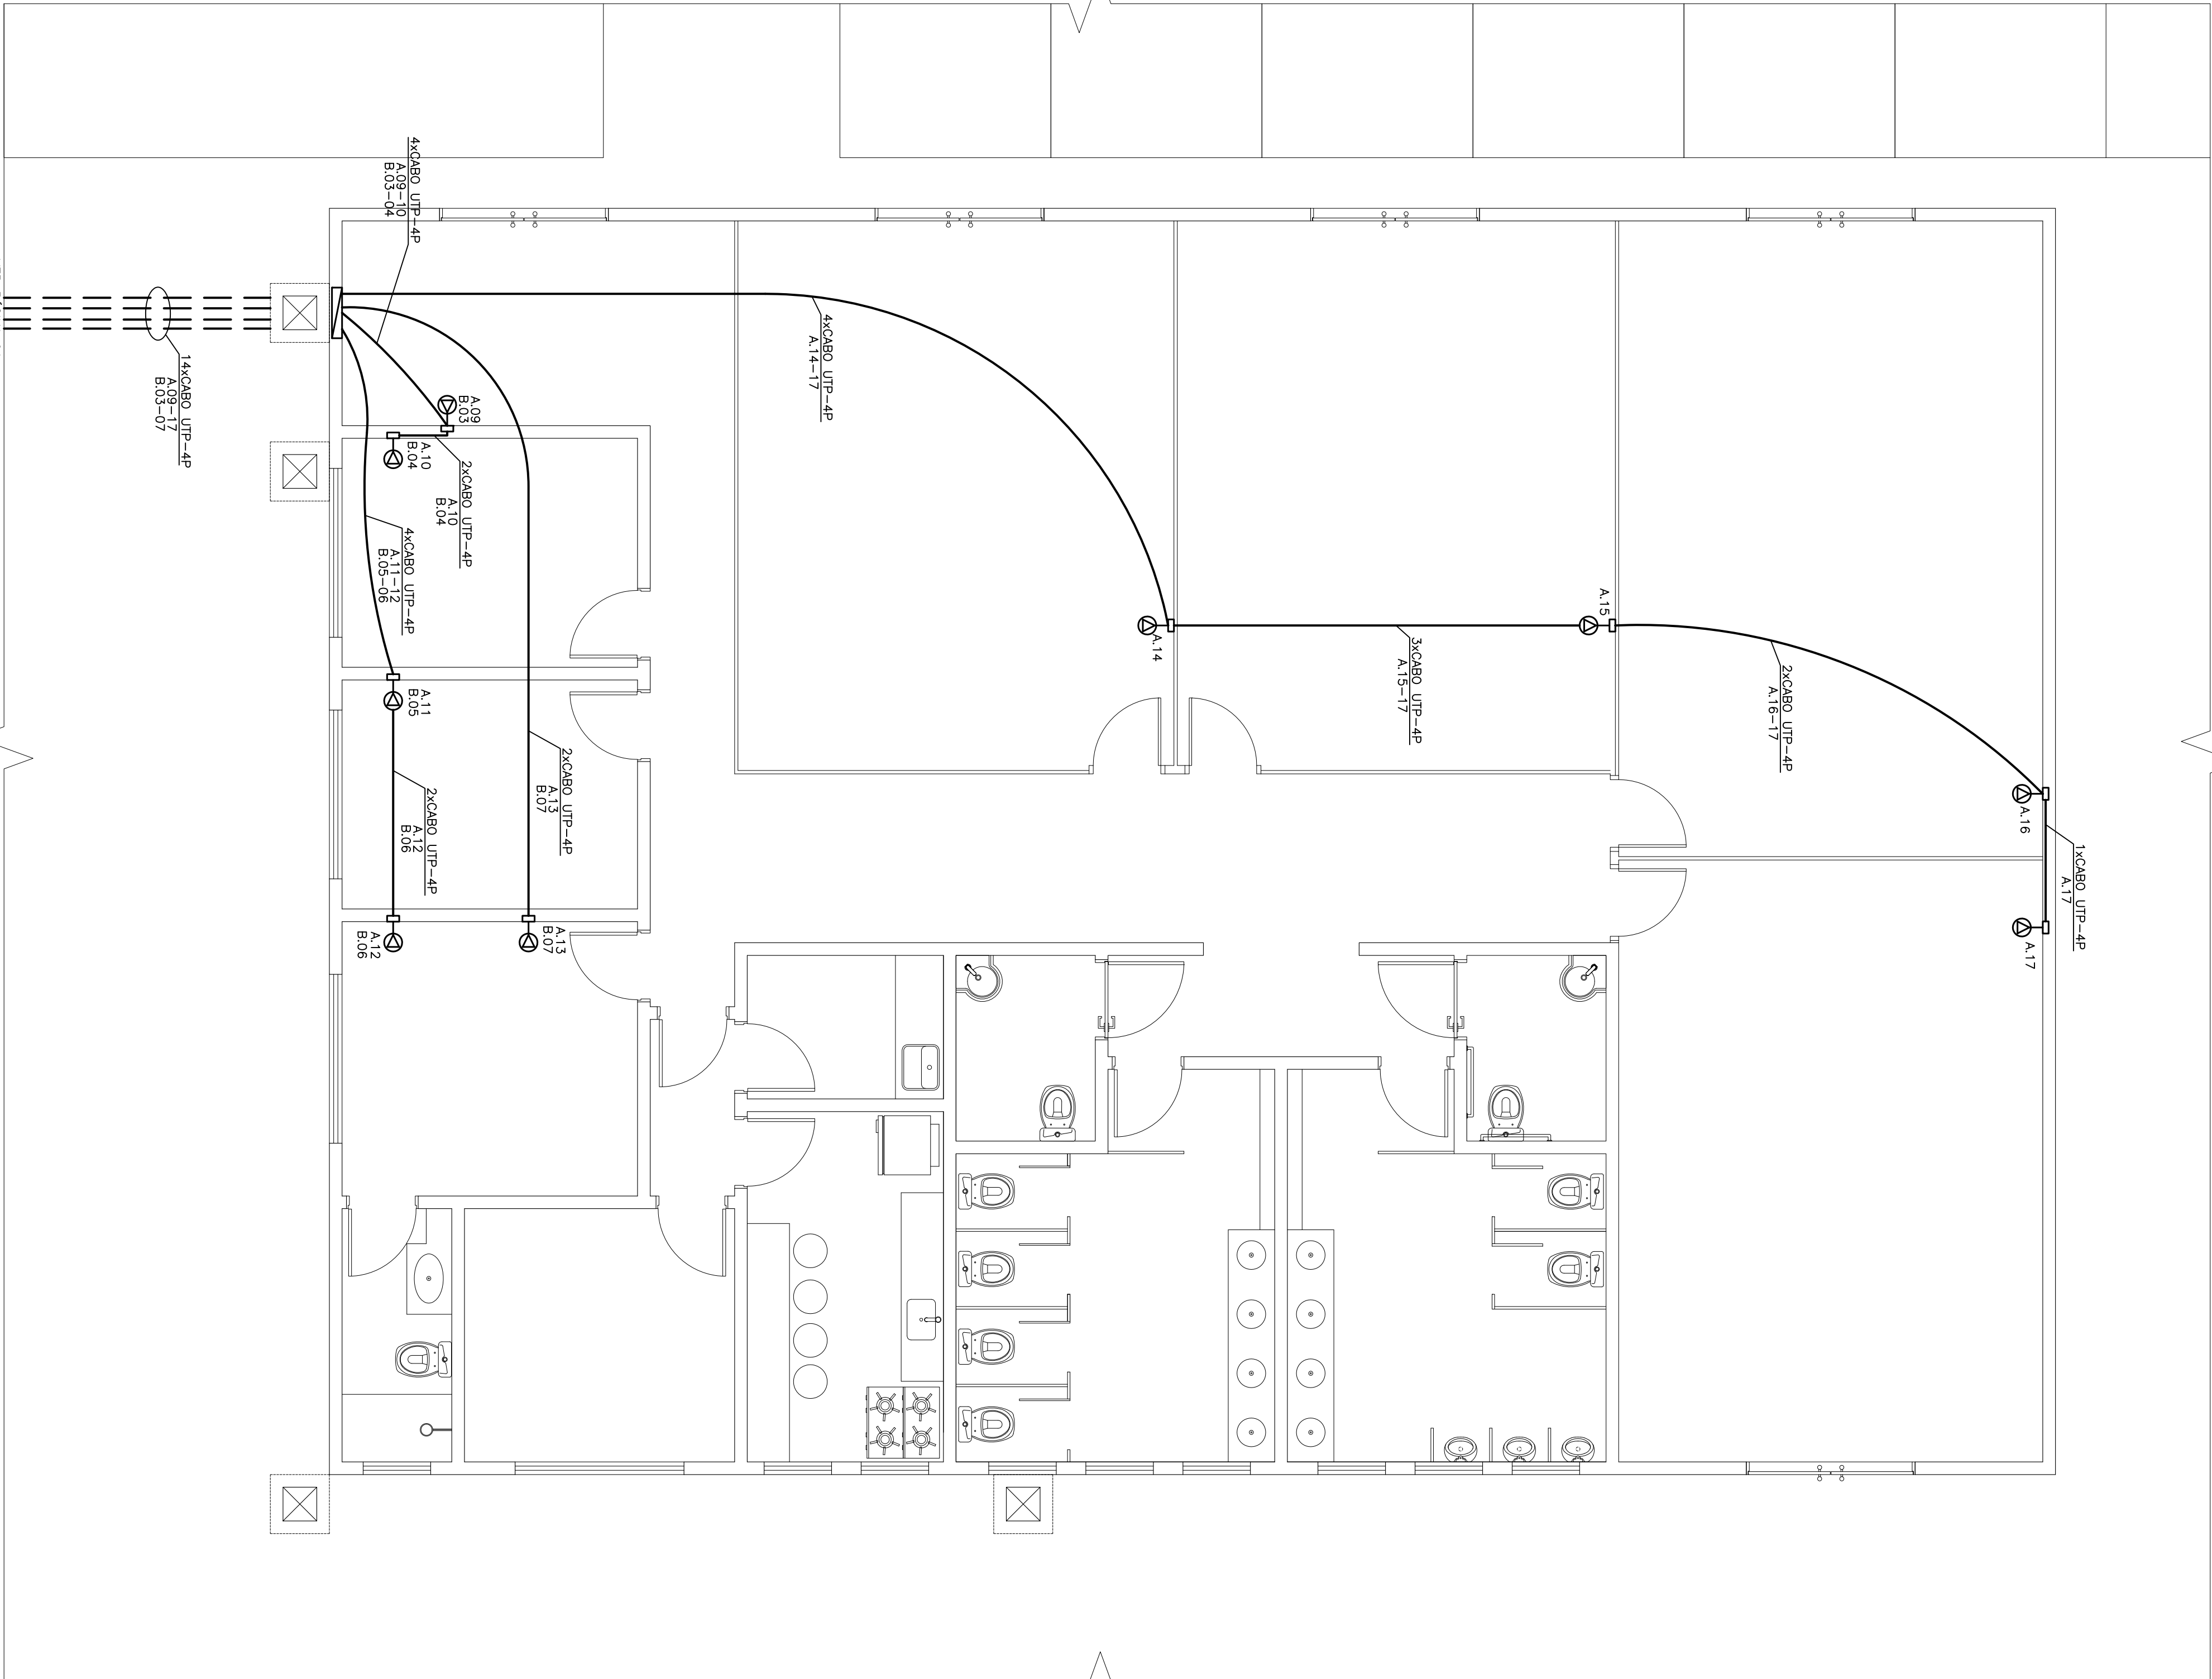

LEGENDA:

- ELETRODUTO PVC APARENTE SOBRE O FORRO, DIAMETRO NOMINAL #3/4"
- ELETRODUTO PVC APARENTE ENTERRADO NO PISO, DIAMETRO NOMINAL #3/4"
- TOMADA DUPLA RJ-45, EM CAIXA 4x2x2", INSTALADA A 0,30m DO PISO ACABADO.
- QUADRO DE DISTRIBUICAO PARA TELEFONE 600x600x120mm, INSTALADO A 1,30m DE ALTURA DO PISO ACABADO
- CAIXA DE PASSAGEM EM ALUMINIA, DIMENSÕES 075x 400x400x500mm, COM FUNDO DE BRITA

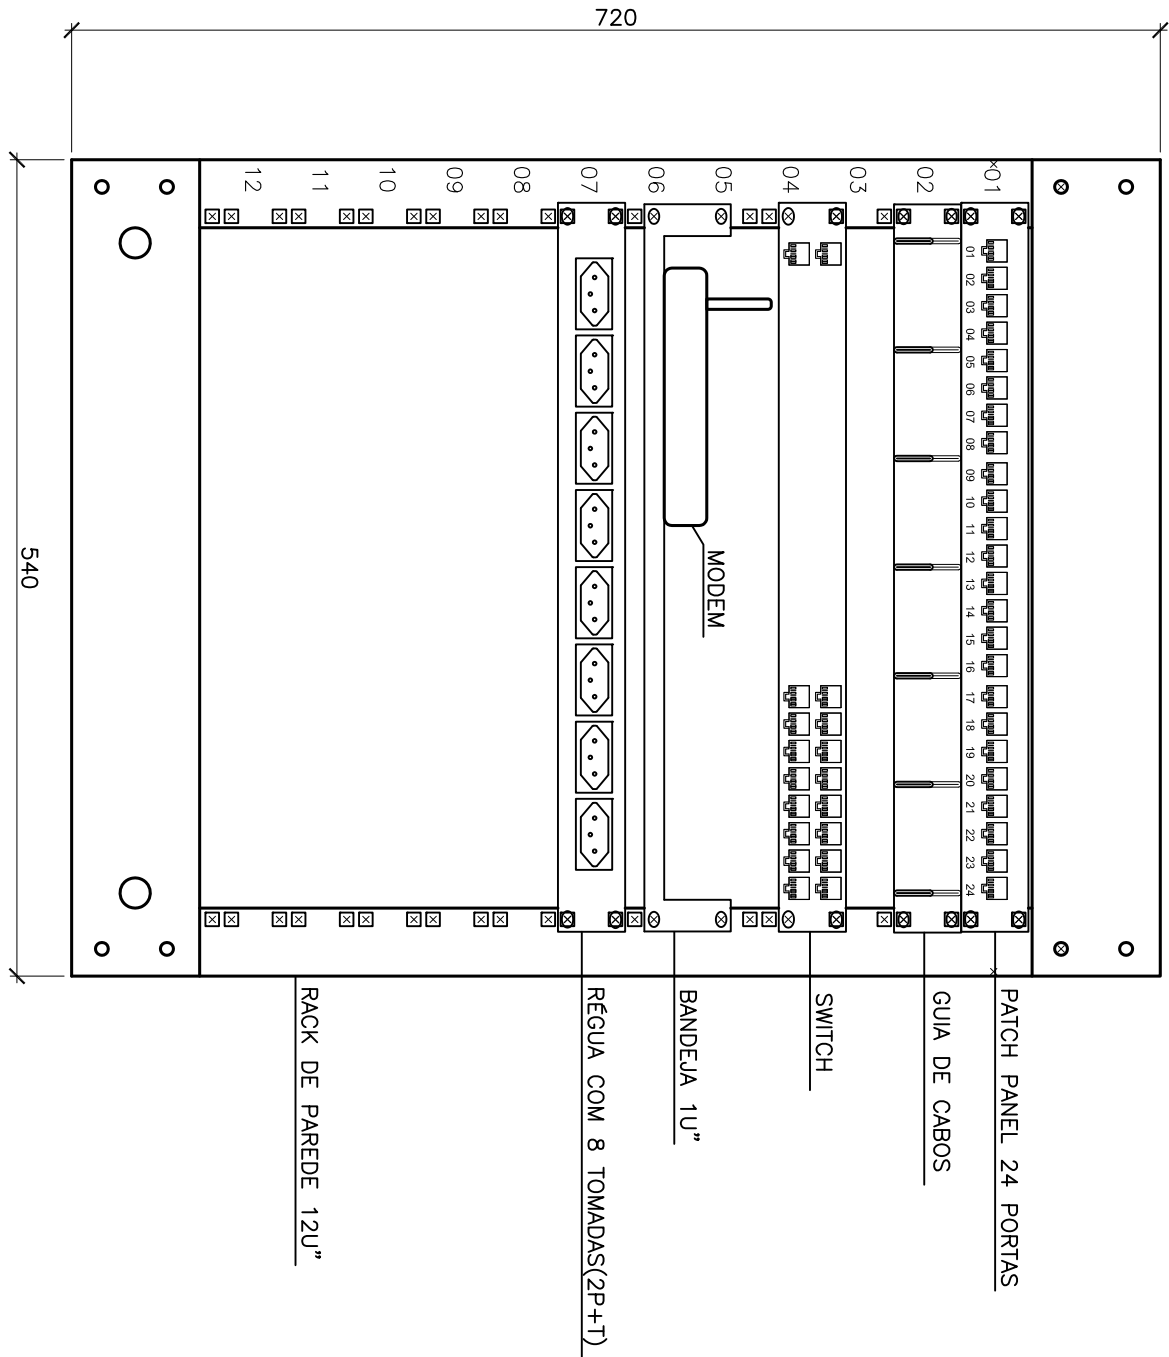

PLANTA BAIXA – CENTRO DE GERACAO EMPREGO E RENDA
CABEAMENTO ESTRUTURADO
ESCALA: 1/50

ÁREA TERREIRO	2.942,09m²	ÁREA REMANESCENTE	2.942,09m²	ÁREA TOTAL CONTRUICAO (PARAAMBULOS)	1.066,22m²	ESCALA	1/50	DATA	09/10/2017
CONTEUDO:	PROJETO CABEAMENTO ESTRUTURADO								FRANCAIA
DETAHES	LISTA DE MATERIAIS								02/02
NOTAS	LEGENDA								

CONTRATO DE REPASSE:
350.976-96/2011 - M.CIDADES
CONTRATO CAIXA: ---

IMPORTANTE
Após a conclusão da obra requer termo de HABILITE-SE JUNTO A PREFEITURA

CABEAMENTO ESTRUTURADO

CENTRO DE GERACAO EMPREGO E RENDA

ENDEREÇO: RUA 12, COM RUA 14, RUA 16, - PARQUE SANTA CECILIA - APARECIDA DE GOIANIA
COORDENADAS GEOGRAFICAS: 16°46'18,27" S / 48°15'16,3" O

PROPRIETARIO: MUNICIPIO DE APARECIDA DE GOIANIA | CGC: 070057270001-24

AUTOR DO PROJ.: ENGENHEIRO ELETRICISTA - THIAGO REGO NEVES

CREA: 101587179/GO

ART: 1020701246/6

R.T.:

APARECIDA	GOIANIA	GOIANIA	GOIANIA	GOIANIA	GOIANIA	GOIANIA	GOIANIA	GOIANIA	GOIANIA
GOIANIA	GOIANIA	GOIANIA	GOIANIA	GOIANIA	GOIANIA	GOIANIA	GOIANIA	GOIANIA	GOIANIA