




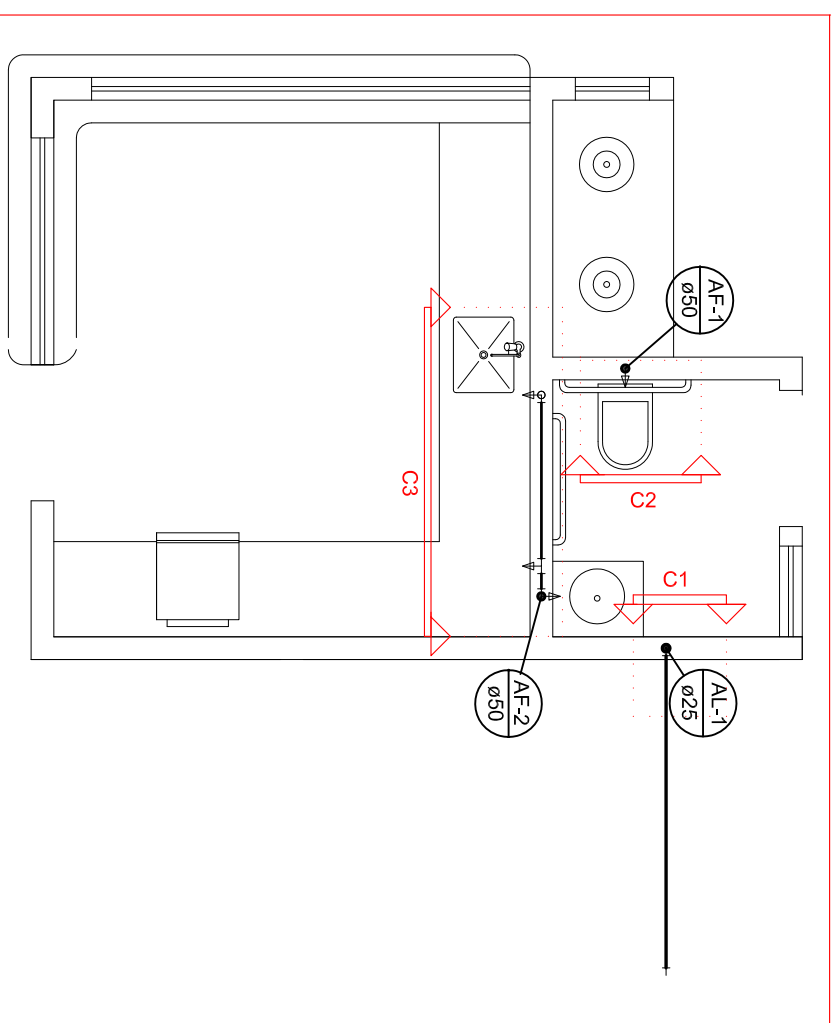


PLANTA BAIXA - TÉRREO
INSTALAÇÕES HIDRÁULICAS
ESCALA 1:50

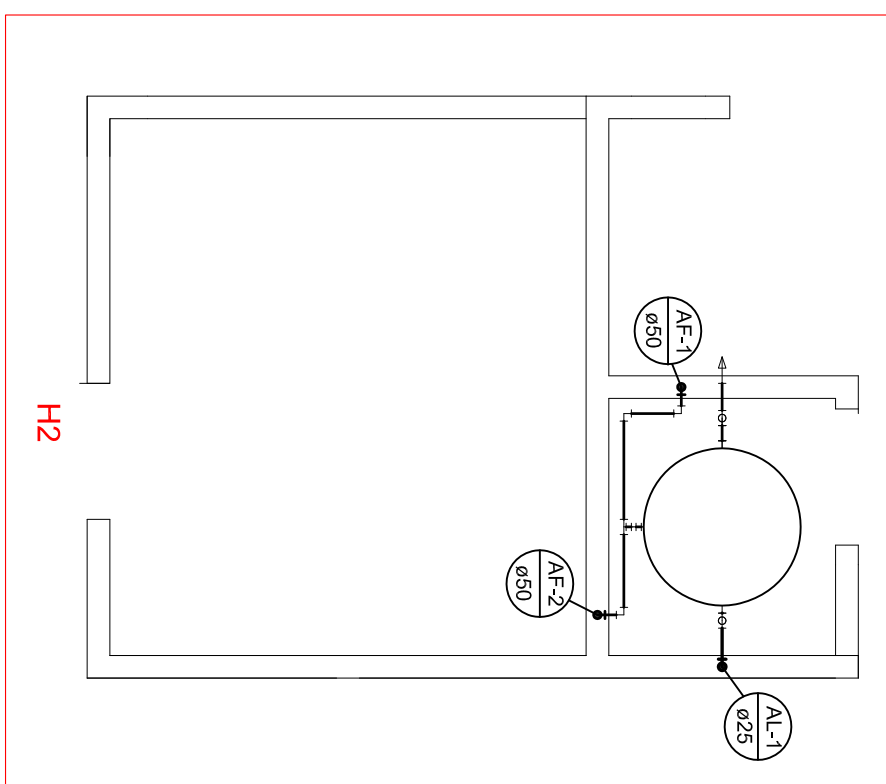


PLANTA BAIXA - BARRILETE
INSTALAÇÕES HIDRÁULICAS
ESCALA 1:50

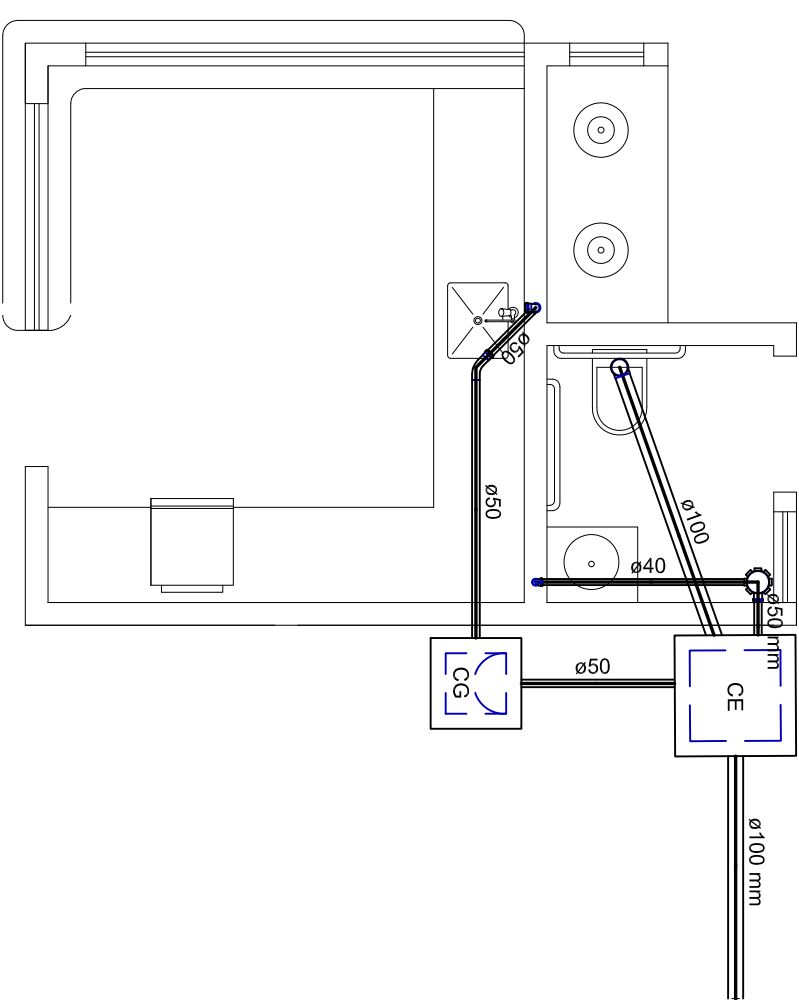


PLANTA BAIXA
INSTALAÇÕES SANITÁRIAS
ESCALA 1:50

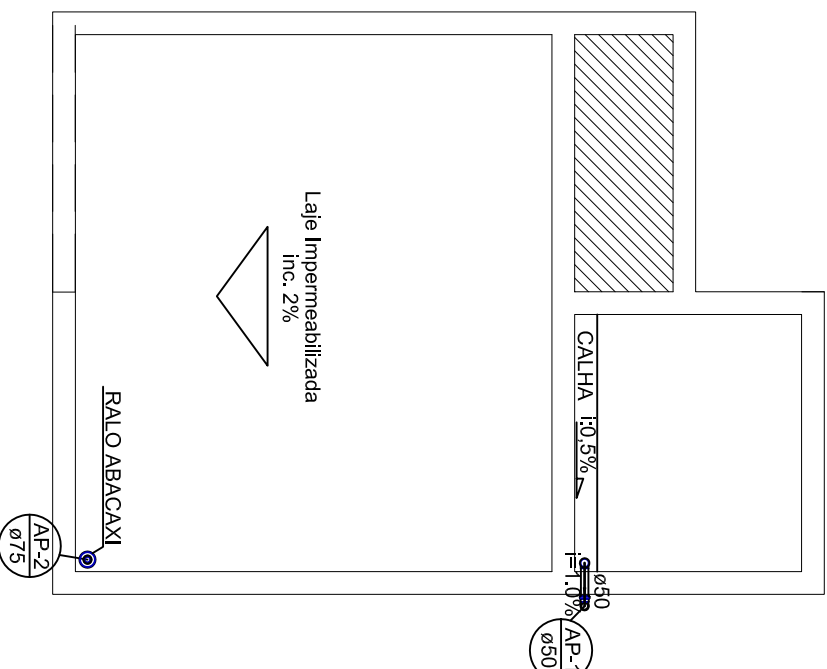




PLANTA COBERTURA
INSTALAÇÕES PLUVIAIS
ESCALA 1:50

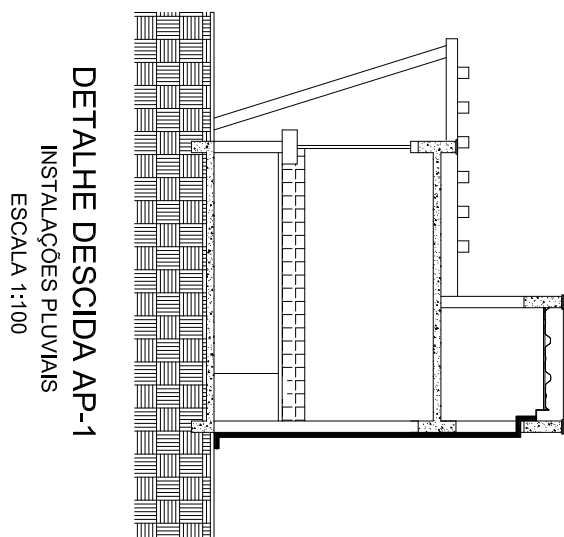


DETALHE DESCIDA AP-1
INSTALAÇÕES PLUVIAIS
ESCALA 1:100

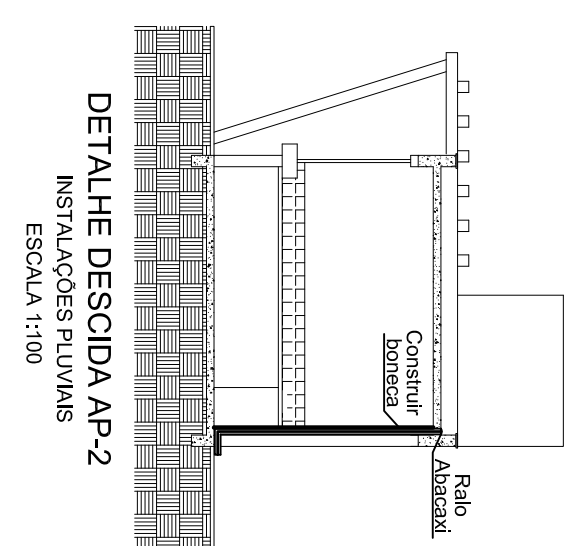

DETALHE DESCIDA AP-2
INSTALAÇÕES PLUVIAIS
ESCALA 1:100

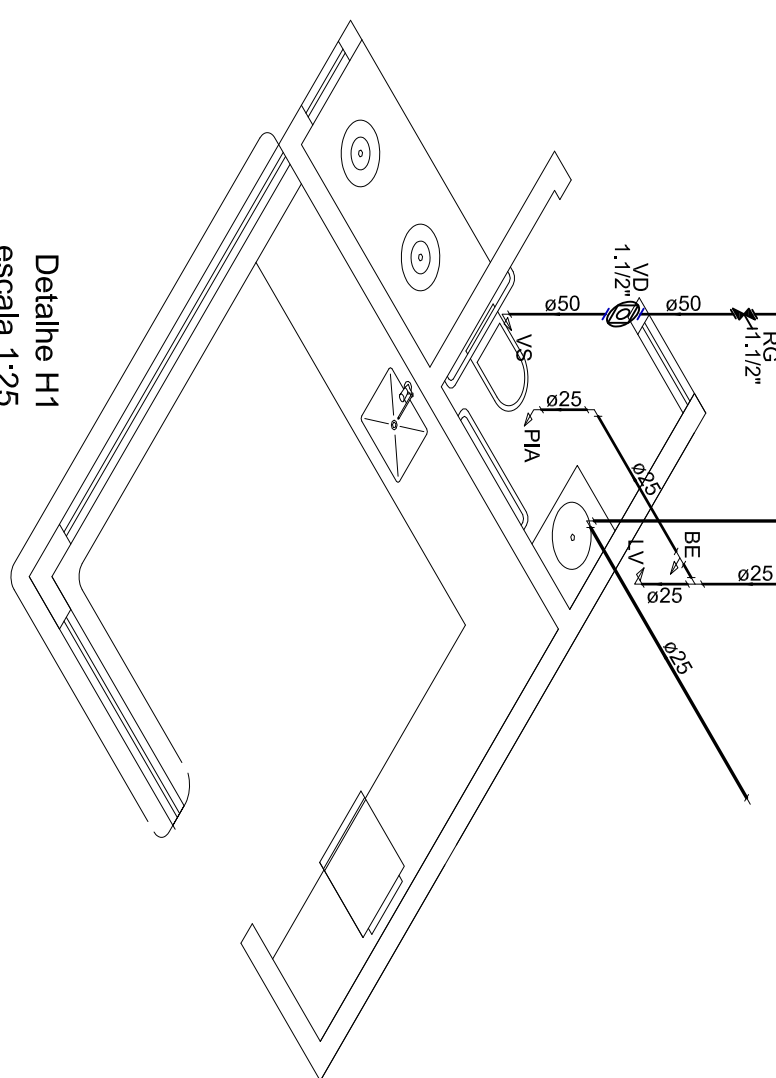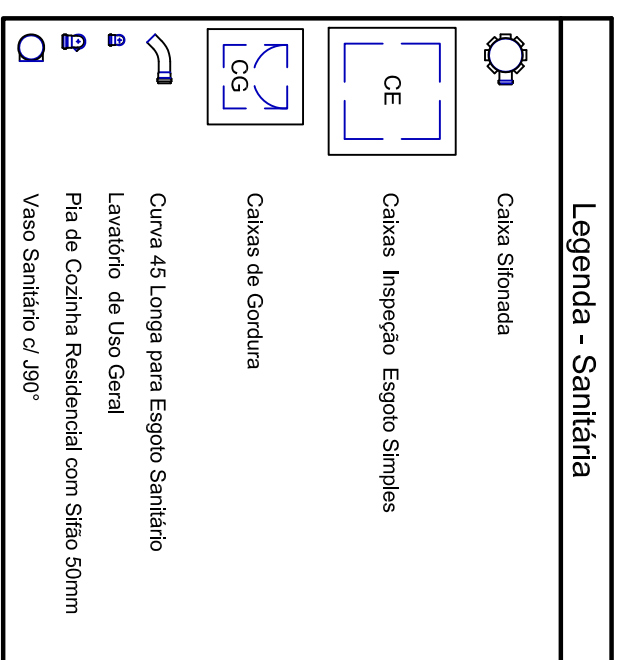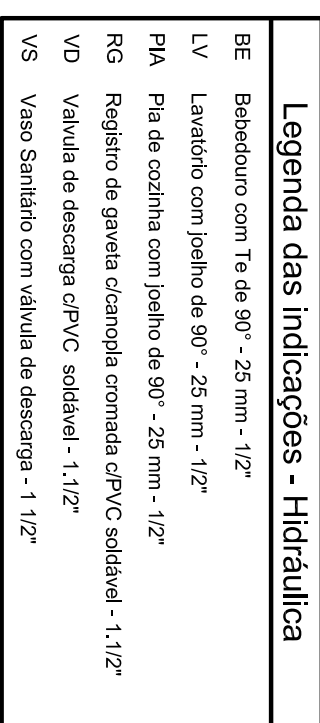

Detalhe H1
escala 1:25

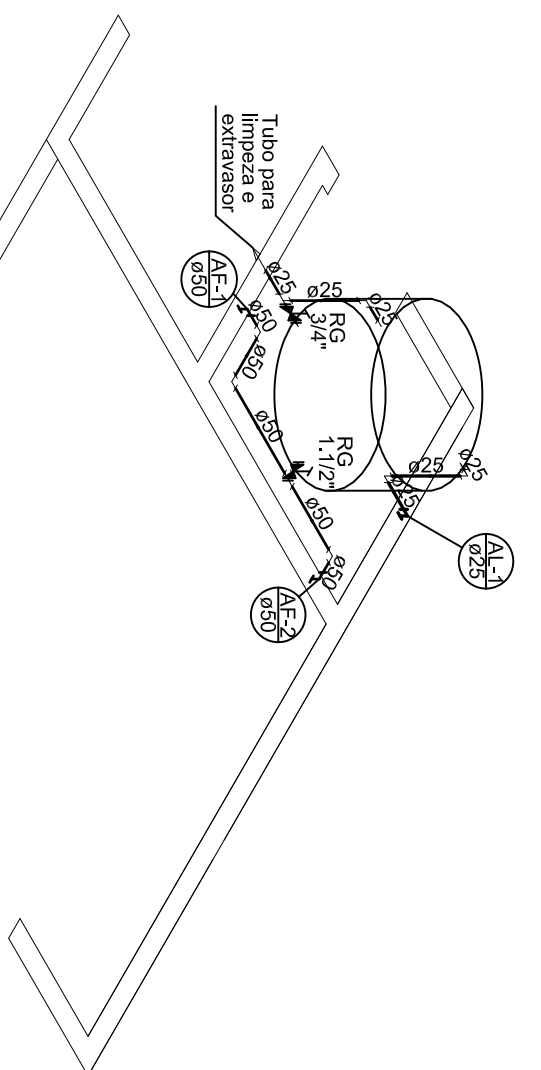

Detalhe H2
escala 1:25



Lista de Materiais - Hidráulico					
Barrilete					
Alimentação					
PVC 20mm (estd.)					
25 mm - 3/4"	Unidade	1	1 pc		
Jornho 90° isolv.			3 pc		
25 mm			3 pc		
25 mm			0,88 m		
Mistura					
Registro de gaveta c/ canoela cremada					
3/4"			1 pc		
PVC 20mm (estd.)			1 pc		
Adaptador c/ flange tipo p.c. d figura			2 pc		
25 mm - 1-1/2"			1 pc		
Adaptador com canoela e oca p registro			2 pc		
25 mm - 3/4"			1 pc		
Jornho 90° isolv.			5 pc		
25 mm			1 pc		
25 mm			1 pc		
25 mm			1,09 m		
25 mm			1,87 m		
90° isolv.			1 pc		
25 mm			1 pc		

Lista de Materiais - Espólio	
Cobertura de Passagem	
Capa de proteção	1 pd
CG fundo em	1 pd
CG de proteção espelho simples	1 pd
CG 60x80 cm	1 pd
Cabo de aço	
1x01 50x50	1 pd
Silha de cabo pr. pia a lavatório	1 pd
1" 2"	1 pd
Valvula pr. lavatório e tanque	1 pd
Valvula pr. pia	1 pd

Lista de Materiais - Hidráulico Térmico	
Purificador aditivado	1 pc
Cura 80 graus	1 pc
40 mm	1 pc
100 mm	1 pc
50 mm	2 pc
Jeolho 90 graus p/ esqço secundário	1 pc
40 mm - 1/16"	1 pc
Tubo negro c/ pontalisa	4,25 m
110 mm - 1/2"	1,98 m
40 mm - 1/2"	5,05 m
Alimentação	
Ca soldavel	1 pc
25 mm	1 pc
25 mm	1 pc
Tubo	5,42 m
25 mm	1 pc
União soldavel	1 pc
25 mm	1 pc
Balaburo	1 pc

Legenda Detalhada - Hidráulica	
	Registro de Javeta com Tampa Conical - PVC soldado - RG
Modelos	
Registro de Javeta e Tampa Conical	1 PC
1,1/2"	
PVC rígido soldado	
Adapt soldado chubasco e registro	
50 mm - 1,1/2"	2 PS
	Válvula de Descarga - PVC soldado - VD
Modelos	
Válvula de Descarga	
Válvula de Descarga Tampa Presida	
1,1/2"	1 PC
PVC Acessórios	
Batida de Içáçalo P/ Vaso Sanitário	
1,1/2"	1 PC
Tubo de Descarga VDE	
38 mm	1 PC
Tubo de Içáçalo Tampo Conical e Tampa P/ Vaso S.A.	
38 mm	1 PC
PVC rígido soldado	
Adapt soldado chubasco e registro	
50 mm - 1,1/2"	1 PS

Lista de Materiais - Pluvial	
JPCC Espigão	
Joelho 90	
50 mm	3 pc
75 mm	1 pc
Tubo rígido c/ ponta fixa	
50 mm - 2"	4,75 m
75 mm - 3"	3,25 m
Rolo Abacaxi	1 pc
75 mm	
Calha Metálica	
L=15cm	1,70 m

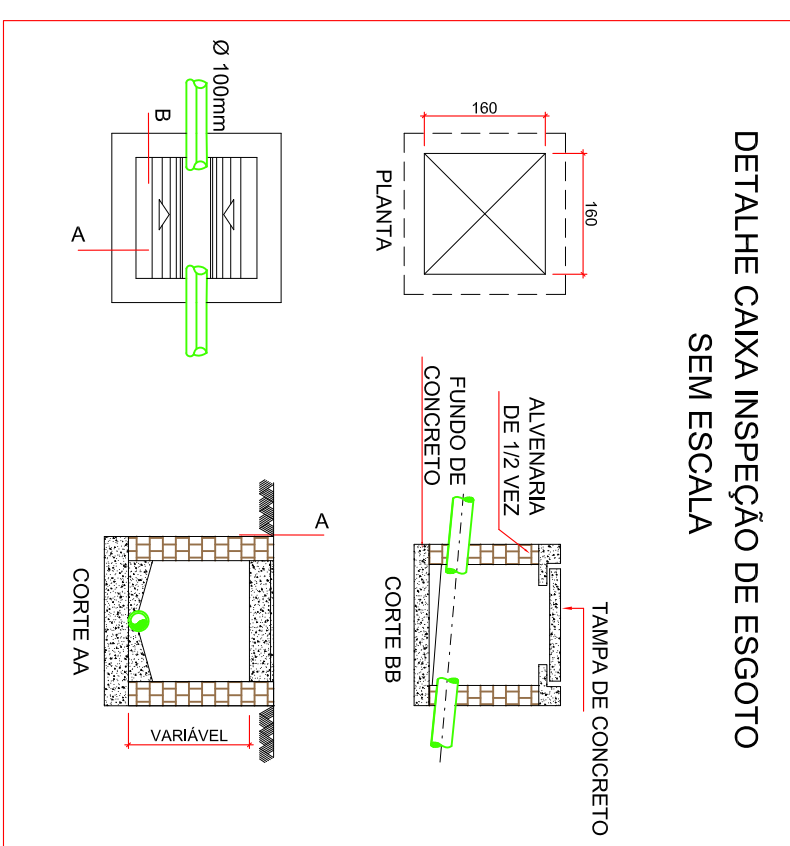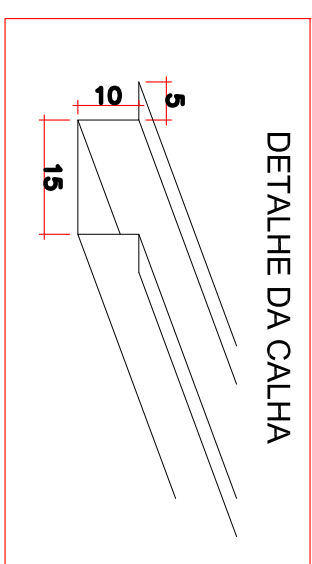[illegible][illegible]