





PLANTA BAIXA - UNIDADE
ESCALA 1:150

O CORPO DE BOMBEIROS SOLICITA QUE A CENTRAL DE GÁS SEJA FORA DA UNIDADE, COM INFRAESTRUTURA ADEQUADA PARA ABRIGAR OS BOTÍJÕES, COMO NÃO EXISTE SERÁ CONSTRUÍDA UMA CENTRAL DE GÁS COMO DETALHADA EM PROJETO.

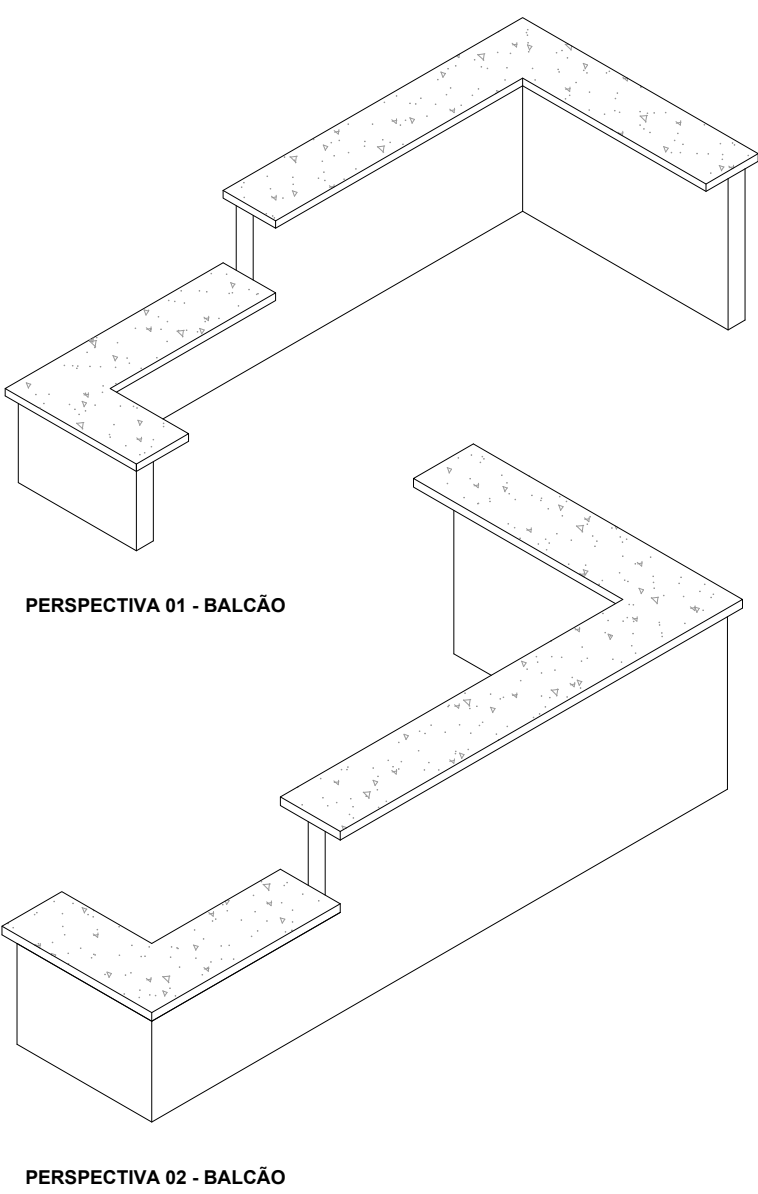


DETALHE - BALCÃO RECEPÇÃO
SEM ESCALA




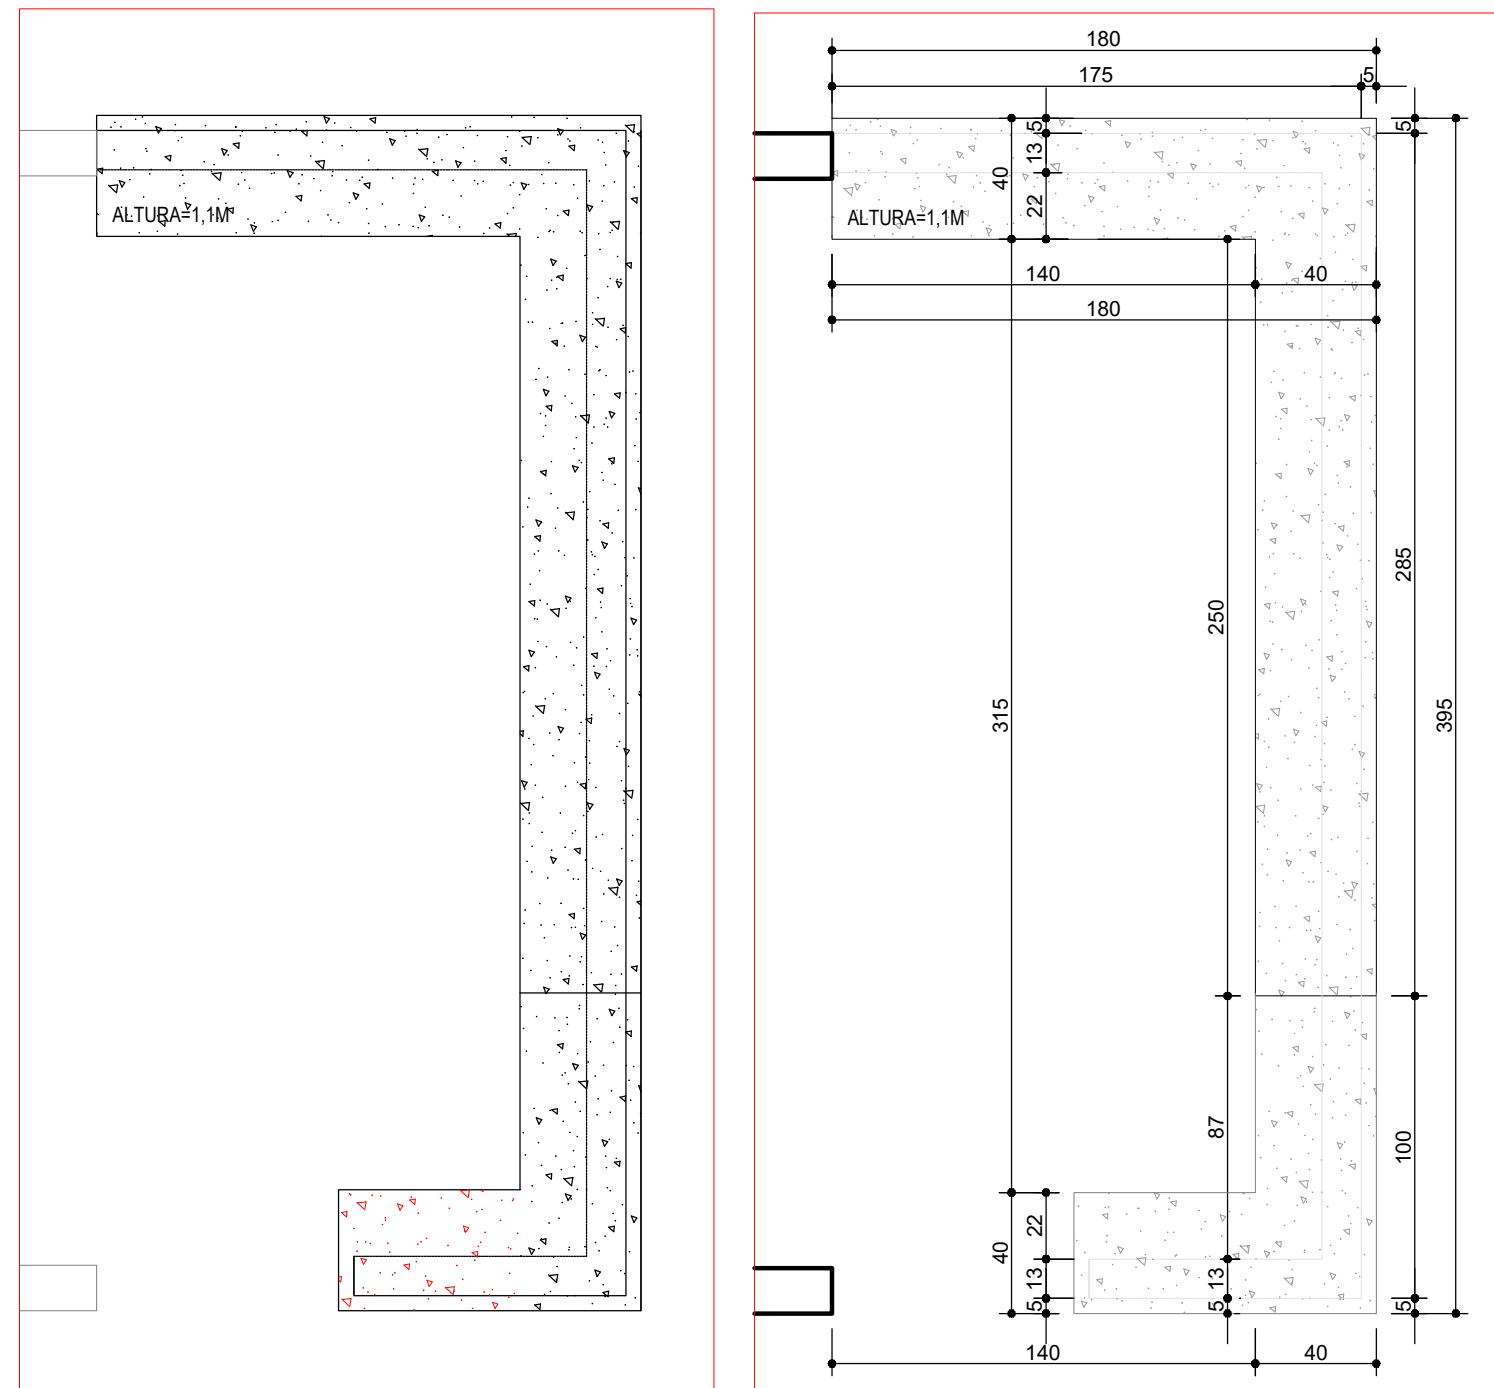


DETALHE - PLANTA BAIXA BALCÃO RECEPÇÃO
SEM ESCALA

PARA MELHOR FUNCIONAMENTO DO TELHADO, É NECESSÁRIO A TROCA DE ALGUMAS CALHAS E RUFOS DA UNIDADE QUE ENCONTRAM-SE DANIFICADAS. AS TELHAS QUEBRADAS E OU DANIFICADAS TAMBÉM SERÃO SUBSTITUÍDAS.

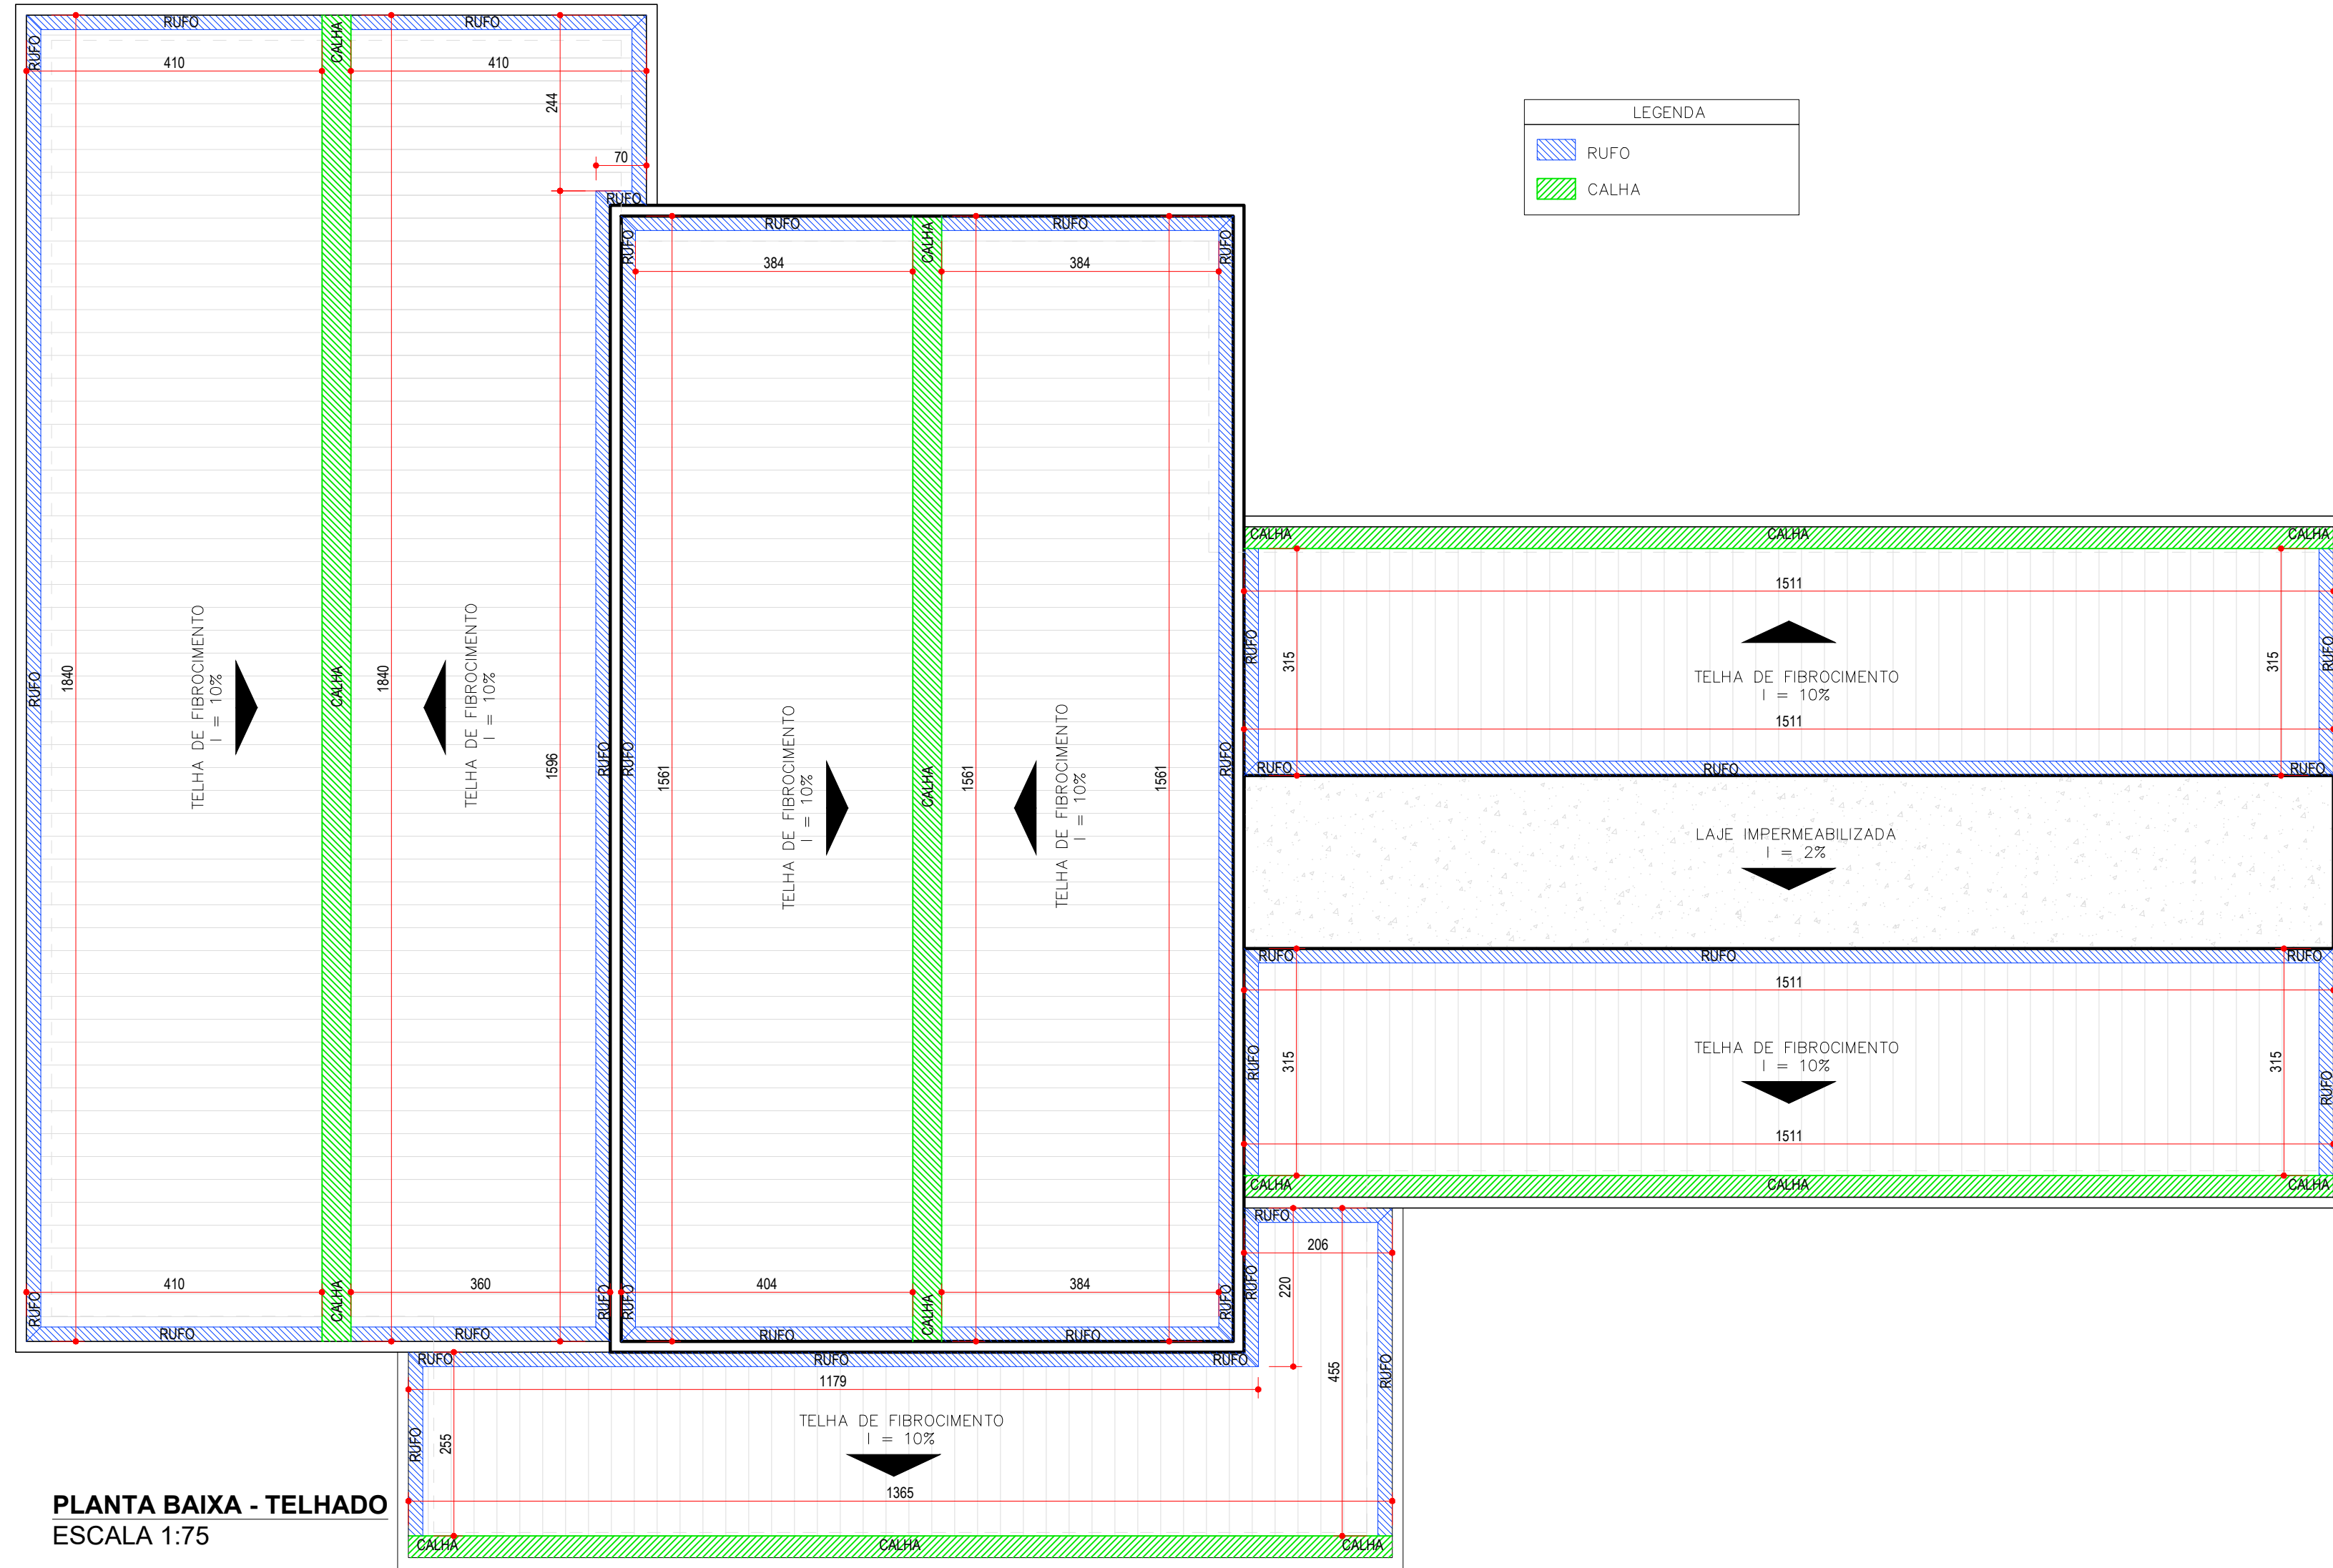

PLANTA BAIXA - TELHADO
ESCALA 1:75

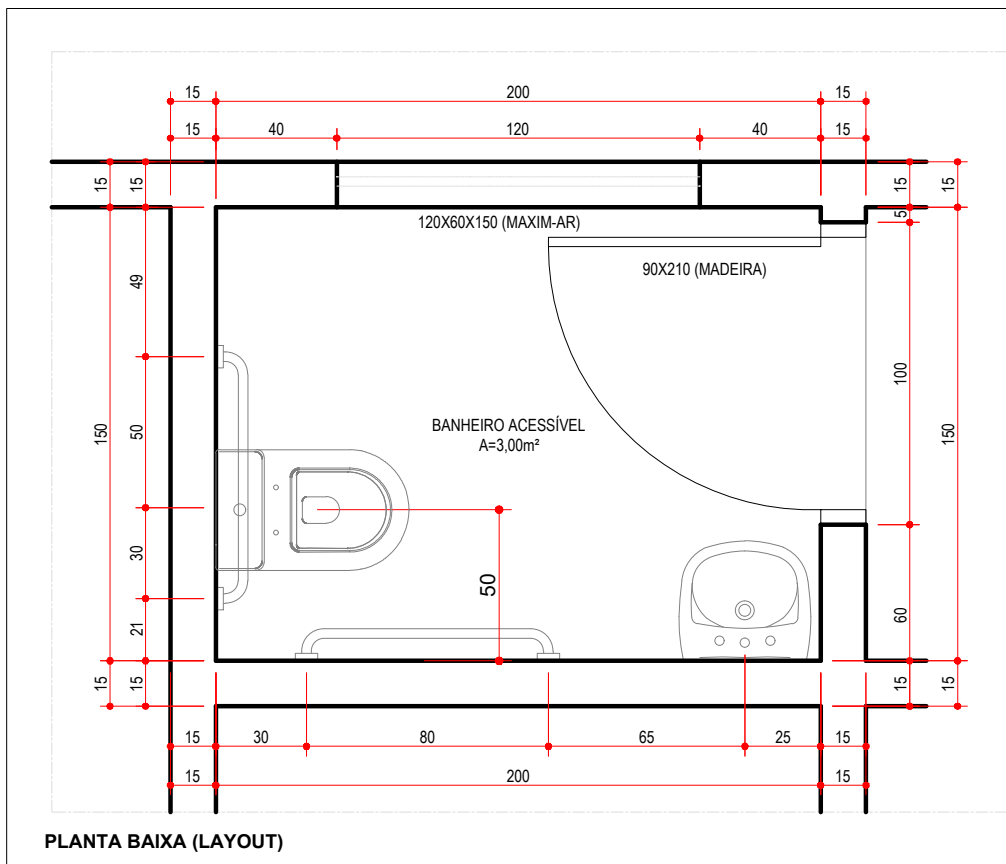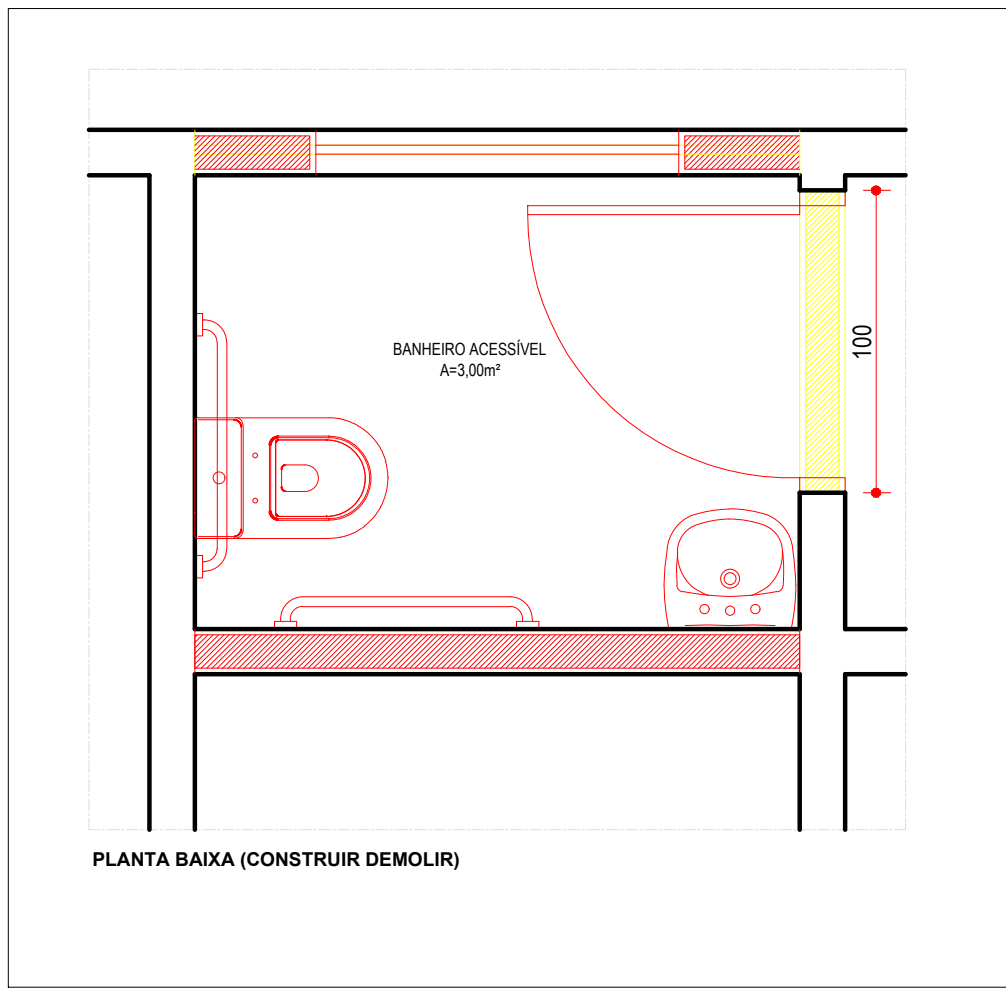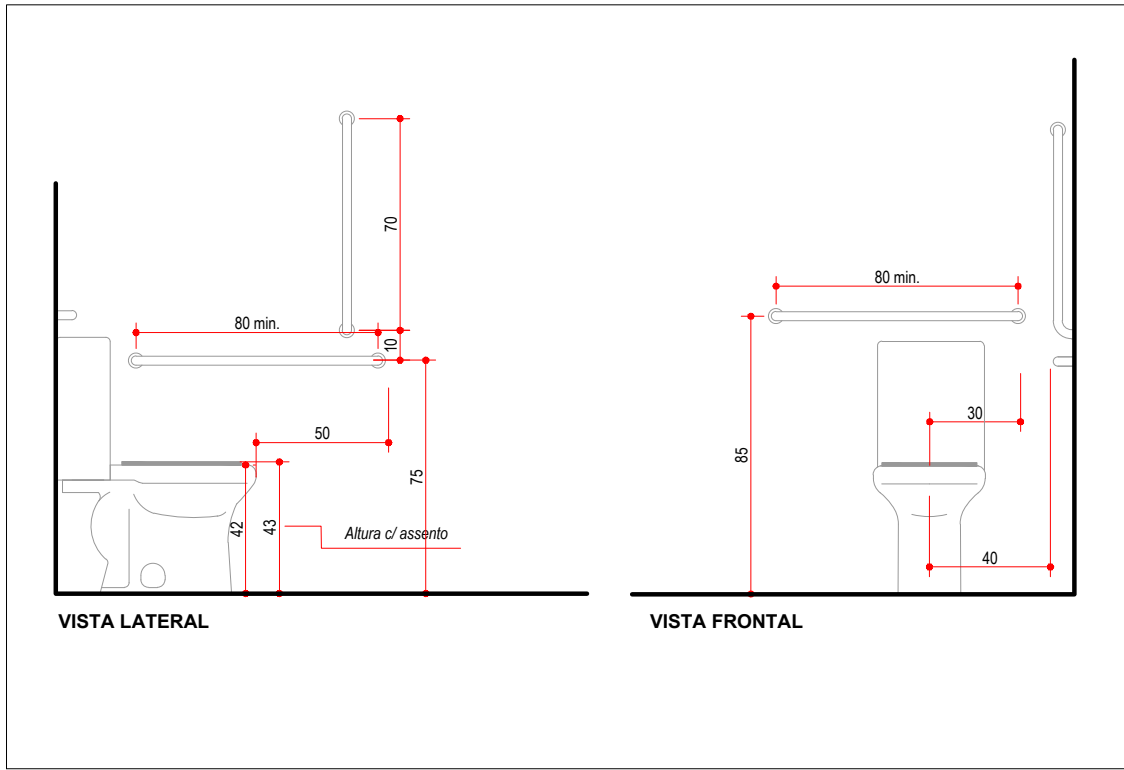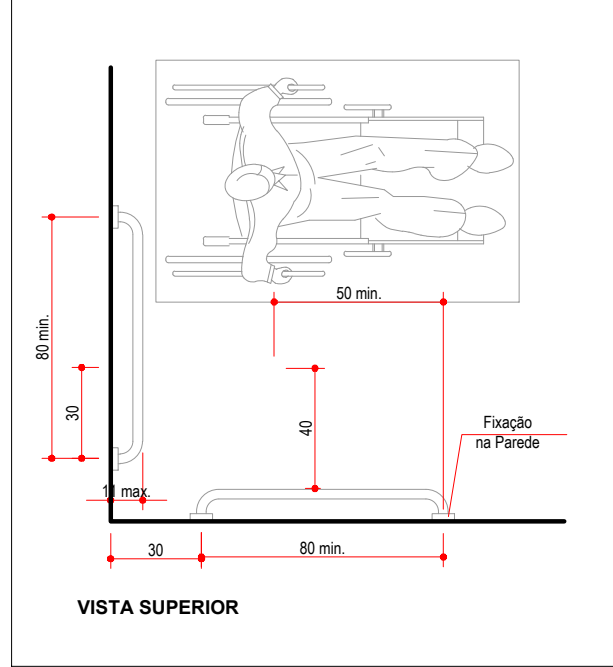

Nº PROTOCOLO: xxxxxxxxxxxxxxxxxxxx		APROVADO SECRETARIA MUNICIPAL DE PLANEJAMENTO E REGULAÇÃO URBANA	
EM _____		ALVARÁ Nº _____	
DECLARO QUE A APROVAÇÃO DO PROJETO NÃO IMPLICA NO RECONHECIMENTO DO DIREITO DE PROPRIEDADE DO TERRENO POR PARTE DA PREFEITURA, SE RESPONSABILIZANDO O PROPRIETÁRIO, A QUALQUER MODIFICAÇÃO NO PROJETO SEM PRÉVIA APROVAÇÃO DA PREFEITURA, ACONTECENDO POSTERIORMENTE A NÃO LIBERAÇÃO DO HABITE-SE E OBRIGAÇÃO A DILIGÊNCIA E GUARDA DAS NOTAS FISCAIS DOS MATERIAIS E SERVIÇOS APLICADOS NESTA OBRA PARA POSTERIOR APRESENTAÇÃO A SECRETARIA DA FAZENDA.		IMPORTANTE Após a conclusão da obra requerer termo de HABITE-SE JUNTO À PREFEITURA	
PROJETO ILUMINADO			
UBS MANSÕES PARAÍSO			
ENDEREÇO: Rua: J-50 (J) Rua: J-48 (J) 65 Setor Mansões Paraíso - Aparecida de Goiânia			
PROPRIETÁRIO: FUNDO MUNICIPAL DE APARECIDA DE GOIÂNIA - CNPJ: 11809185/0001-04			
AUTOR DO PROJETO: ARQ. RENATO RIBEIRO LIMA / CAU - GO Nº 893657 - 0			
ÁREA TERRENO 2.675,00 m²	ÁREA PARCELA 648,21 m²	PERÍMETRO DE OBRAS XXX,XXX m	ÁREA TOTAL CONSTRUÇÃO 4.295,60 m²
INFRAESTRUTURA I		ESCALA INDICADA	DATA AGO/2019
CONTEÚDO: PROJETO ILUMINADO TELHADO PLANTA BAIXA UNIDADE PLANTA BAIXA BALCÃO DETALHES BALCÃO PLANTA BAIXA BANHEIRO DETALHES BANHEIRO		ÁREA A SER CONSTRUÍDA XXX,XXX m²	
PREFEITURA DE APARECIDA DE GOIÂNIA		PRANCHETA: 2/2	